



CONFEIRAÇÃO DE PENAS EM PRETO
 COLORE PLATA NA MESMA COR
 COLORE 70% DA COR
 01 02 03 100

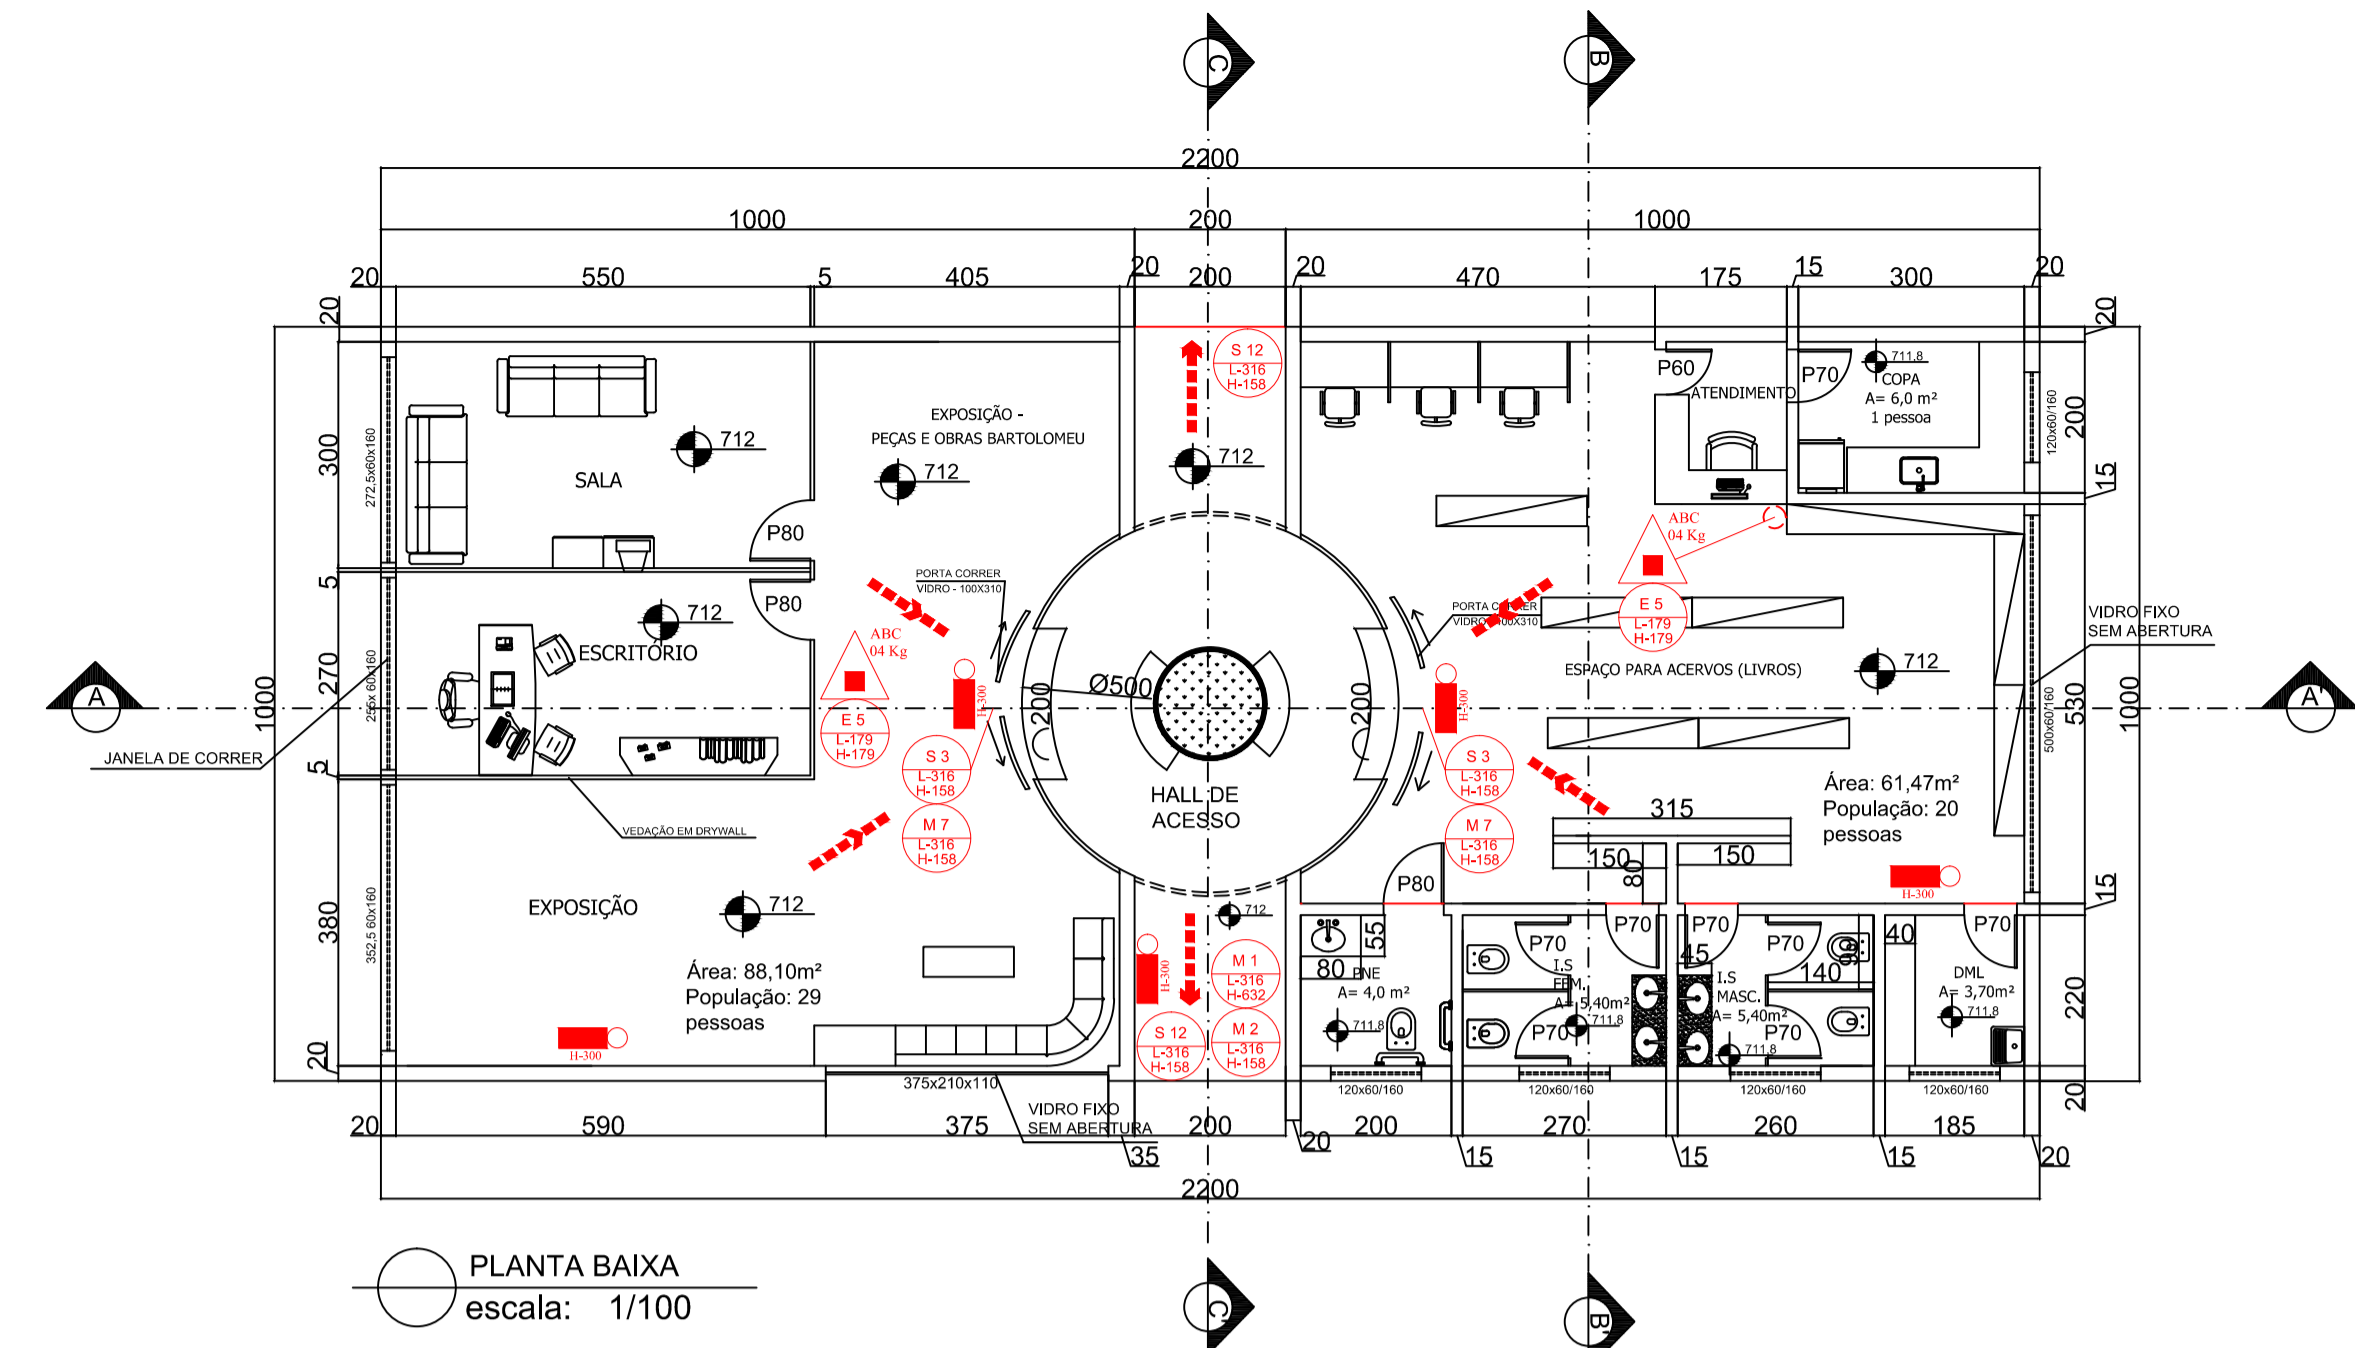


ITEM	DESCRIÇÃO	ÁREA
DIVISÕES		
01	I.S. PNE	4,00 M²
02	I.S. FEMININO	5,40 M²
03	I.S. MASCULINO	5,40 M²
04	DML	3,70 M²
06	COPA	6,00 M²
06	ESPAÇO PARA ACERVOS	61,47 M²
06	SALA	16,53 M²
05	ESCRITÓRIO	14,85 M²
05	EXPOSIÇÃO	56,72 M²
05	PAREDES E CORREDORES	45,93 M²
ÁREA TOTAL DA EDIFICAÇÃO		220,00 M²

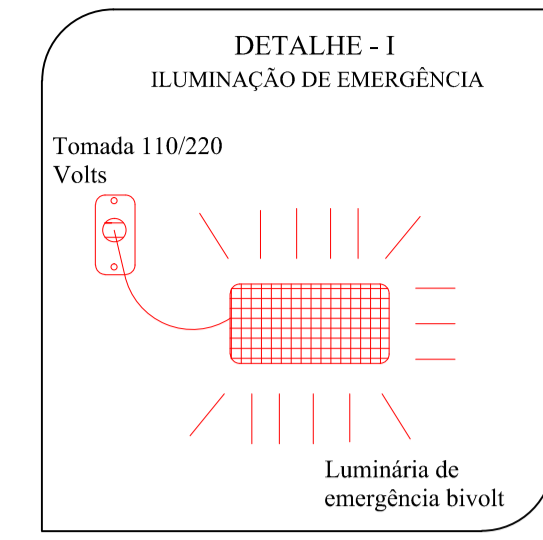


ALTIMETRIA DO PONTO DE LUZ EM RELAÇÃO AO PISO (M)	INTENSIDADE MÁXIMA DO PONTO DE LUZ CD	ILUMINAÇÃO AO NÍVEL DO PISO CD/M²
2,50	400	64
3,00	900	100
4,00	2500	156


Tipo de luminária: Luz de emergência autônoma
 Tipo de lâmpada: 2 Lâmpadas fluorescente de SW
 Potência em watts: 16
 Tensão, em volts: 220 / 110 60 Hz
 Fluxo luminoso nominal, em lumens: 30
 Ângulo de dispersão: 180
 Vida útil do elemento gerador de luz: 1 Lâmpada acessa 6 horas + ou - 15%
 2 Lâmpadas acessas 3 horas + ou - 15%
 De acordo com itens 4.7.2, 4.7.5 e tabela 1 da NBR 10.898 / 1999 da ABNT

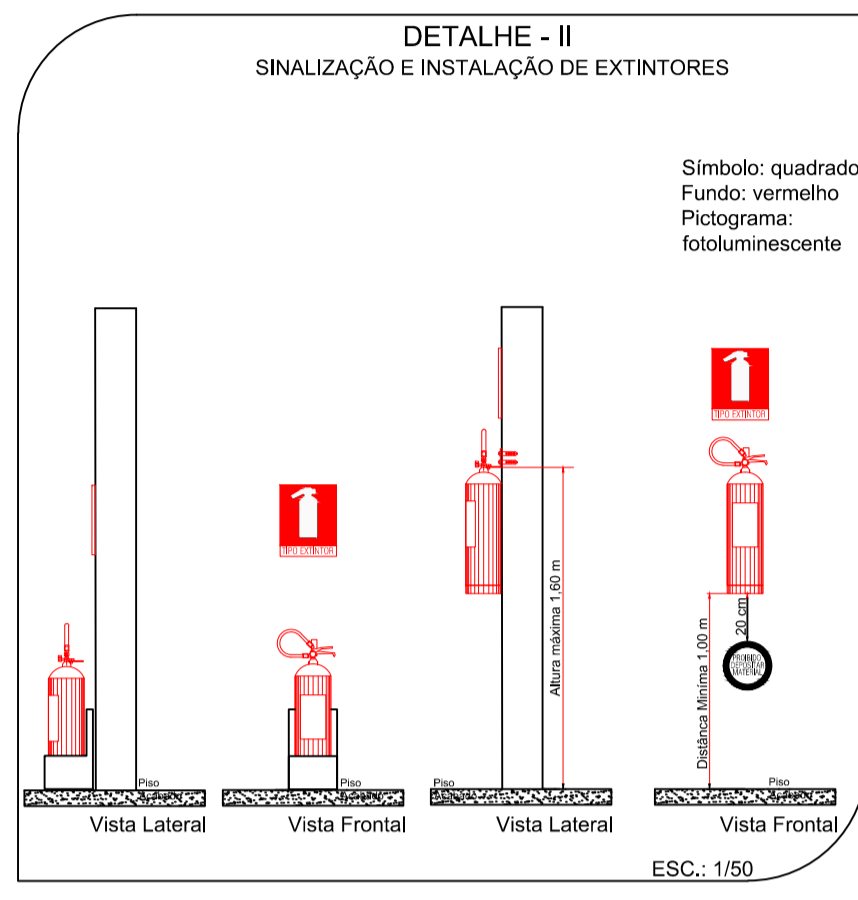


ANEXO K				
INFORMATIVO - MEDIDAS DE SEGURANÇA				
SAÍDAS DE EMERGÊNCIA		CONFORME IT 08		
ILUMINAÇÃO DE EMERGÊNCIA		CONFORME IT 13		
SINALIZAÇÃO DE EMERGÊNCIA		CONFORME IT 15		
EXTINTORES		CONFORME IT 16		
CLASSIFICAÇÃO				
GRUPO	OCCUPAÇÃO	DIVISÃO	DESCRIÇÃO	EXEMPLOS
F	LOCAS DE REUNIÃO DE PÚBLICO	F-1	MUSEUS	CENTRO CULTURAL
CARGA DE INCÊNDIO - IT 09				
OCCUPAÇÃO/USO	DESCRIÇÃO	DIVISÃO	CARGA DE INCÊNDIO EM MJ/M²	
LOCAS DE REUNIÃO DE PÚBLICO	MUSEUS	F-1	300 MJ/M²	
CLASSIFICAÇÃO DAS EDIFICAÇÕES E ÁREAS DE RISCO QUANTO A CARGA DE INCÊNDIO				
RISCO	CARGA DE INCÊNDIO MJ/M²			
BAIXO	300 MJ/M²			
CONTROLE DE MATERIAIS DE ACABAMENTO E REVESTIMENTO				
PISO	ACABAMENTO	CLASSE II - CERÂMICO		
PAREDE	ACABAMENTO	CLASSE II - ALVENARIA DE BLOCO DE CONCRETO		
	REVESTIMENTO	CLASSE II - LAJE MACIÇA DE CONCRETO E COBERTURA CERÂMICA		

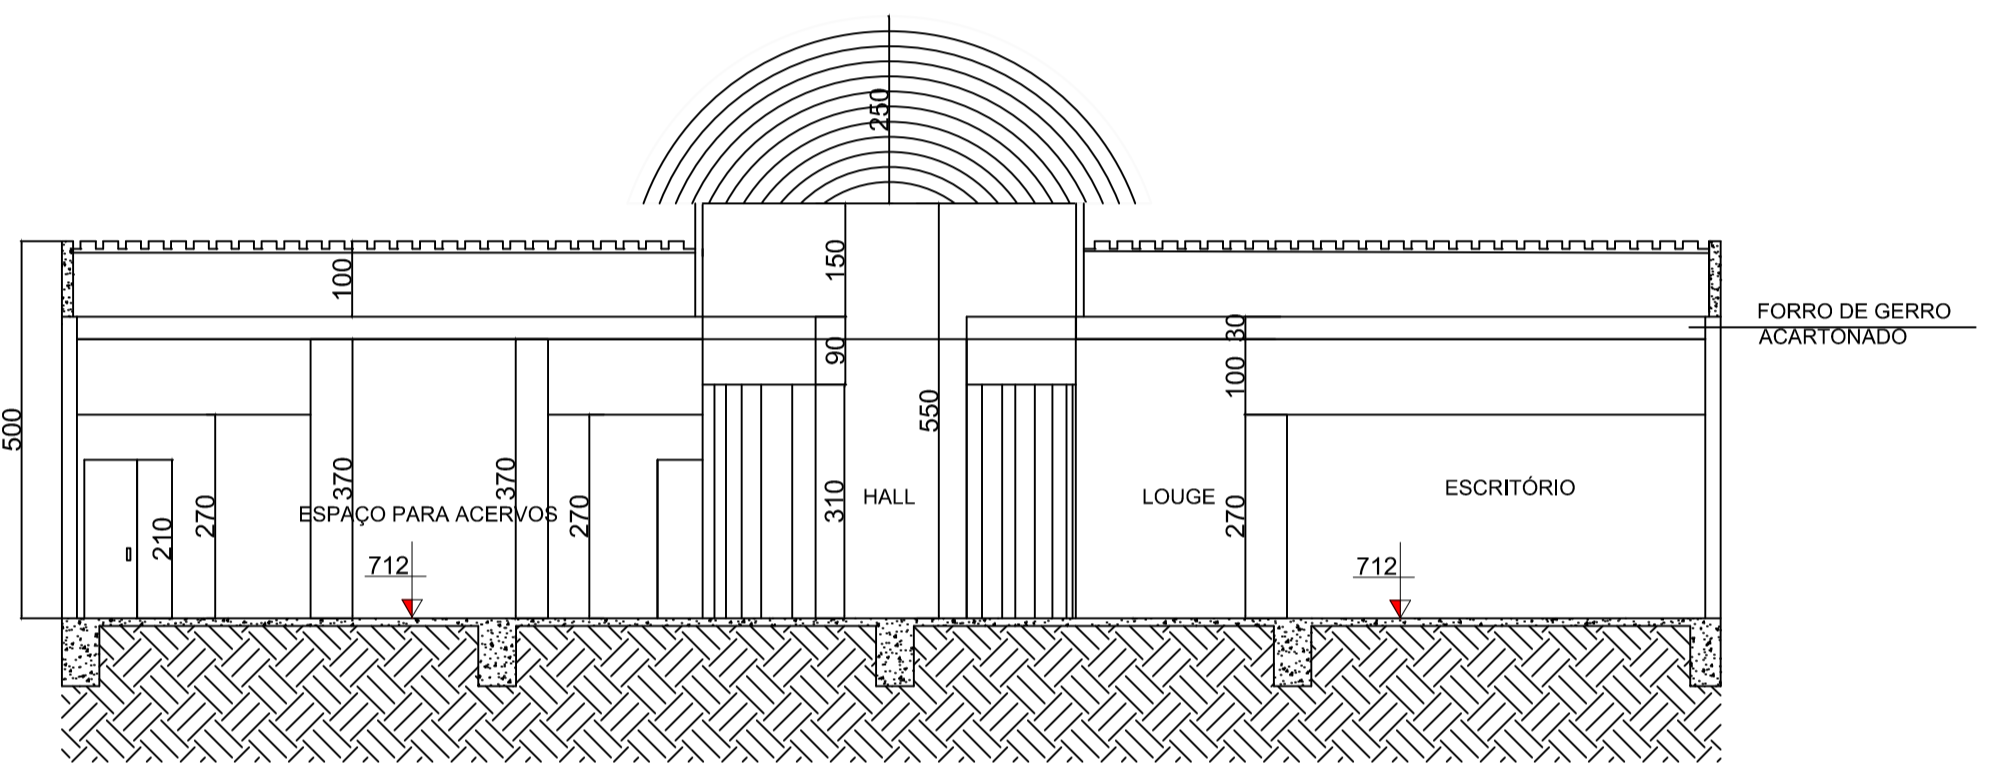

CORTE AA' escala: 1/100

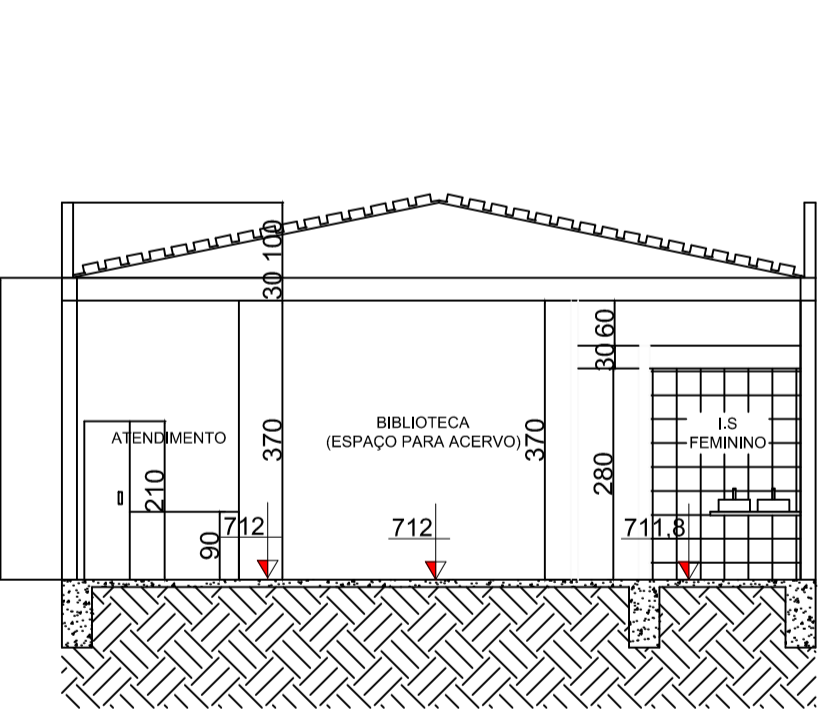

CORTE BB' escala: 1/100

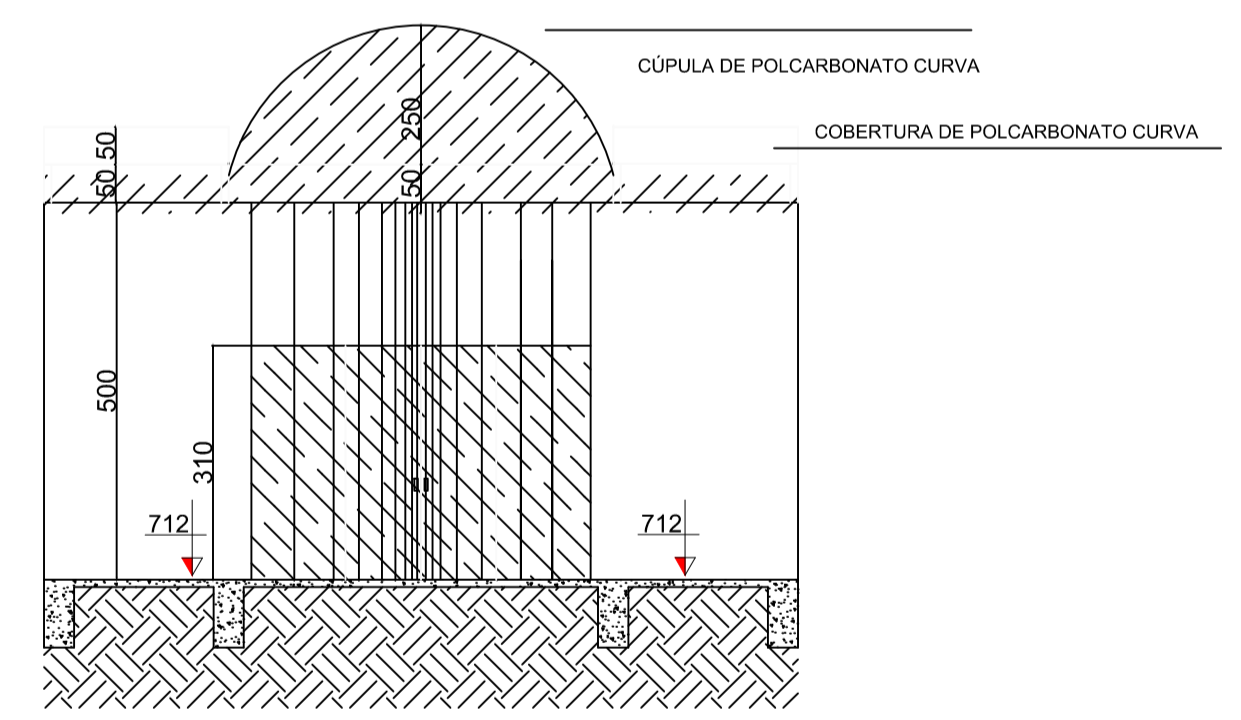

CORTE CC' escala: 1/100

INFORMAÇÕES DOS SISTEMAS	
SAÍDAS DE EMERGÊNCIA EM EDIFICAÇÕES	CONFORME IT 08
ILUMINAÇÃO DE EMERGÊNCIA	CONFORME IT 13
SINALIZAÇÃO DE EMERGÊNCIA	CONFORME IT 15
SISTEMA DE PROTEÇÃO POR EXTINTORES DE INCÊNDIO	CONFORME IT 16

NOTA:
 - O SISTEMA DE ILUMINAÇÃO DE EMERGÊNCIA SERÁ ATRAVÉS DE LUMINÁRIAS AUTÔNOMAS.
 - NA COPA EXISTE 1 BOTOEIRO P/3, A MENOS DE 05 METROS EXISTE 1 EXTINTOR PÓ ABC.
 - TODA ALVENARIA DE FECHAMENTO DAS EDIFICAÇÕES SÃO DE TIPOLO CERÂMICO OU DE CONCRETO.
 - O SISTEMA DE SINALIZAÇÃO DE EMERGÊNCIA FOI DIMENSIONADO DE ACORDO COM IT 15.


SIMBOLOGIA GERAL			
	EXTINTOR DE INCÊNDIO TIPO PÓ ABC-04 KG (2A-ZBCB)		PLACA SINALIZAÇÃO DE EMERGÊNCIA DE TIPO M1
	EXTINTOR DE INCÊNDIO TIPO PÓ ABC-5 KG (2A-ZBCB)		PLACA SINALIZAÇÃO DE EMERGÊNCIA DE TIPO M2
	PLACA SINALIZAÇÃO DE SAÍDA COM SETA A FRENTE AFIXADA SOB A PORTA 316x158mm		PLACA SINALIZAÇÃO DE EMERGÊNCIA DE TIPO M7
	PLACA SINALIZAÇÃO DE SAÍDA DE EMERGÊNCIA SEM COMPLEMENTAÇÃO DO PICTOGRAMA AFIXADA SOB A PORTA 316x158mm		DIREÇÃO DO FLUXO DA ROTA DE FUGA
	PONTO DE ILUMINAÇÃO DE EMERGÊNCIA		SAÍDA FINAL DA ROTA DE FUGA

TABELA I - SINALIZAÇÃO DE ORIENTAÇÃO E SALVAMENTO				
CODIGO	SÍMBOLO	SIGNIFICADO	FORMA E COR	APLICAÇÃO
S1		SAÍDA DE EMERGÊNCIA	SÍMBOLO: RETANGULAR FUNDO VERDE PICTOGRAMA: FOTOLUMINISCENTE	INDICAÇÃO DE UMA SAÍDA DE EMERGÊNCIA PARA INDICAR O SEU ACESSO
S12		SAÍDA DE EMERGÊNCIA	SÍMBOLO: RETANGULAR FUNDO VERDE MENSAGEM "SAÍDA" E DO PICTOGRAMA: FOTOLUMINISCENTE E OU SETA DIRECIONAL PICTOGRAMA: FOTOLUMINISCENTE (SETA OU BRANCO OU AMBROS)	INDICAÇÃO DA SAÍDA DE EMERGÊNCIA COM OU SEM COMPLEMENTAÇÃO DO PICTOGRAMA


TABELA II - SINALIZAÇÃO DE EQUIPAMENTOS				
CODIGO	SÍMBOLO	SIGNIFICADO	FORMA E COR	APLICAÇÃO
E5		EXTINTOR DE INCÊNDIO	SÍMBOLO: QUADRADO FUNDO VERMELHO PICTOGRAMA: FOTOLUMINISCENTE	INDICAÇÃO DE LOCALIZAÇÃO DOS EXTINTORES DE INCÊNDIO

TABELA III - SINALIZAÇÃO COMPLEMENTAR				
CODIGO	SÍMBOLO	SIGNIFICADO	FORMA E COR	APLICAÇÃO
M1		SISTEMAS DE PROTEÇÃO CONTRA INCÊNDIO EXISTENTES NA EDIFICAÇÃO	SÍMBOLO: RETANGULAR FUNDO VERDE PICTOGRAMA: FOTOLUMINISCENTE	NA ENTRADA PRINCIPAL DA EDIFICAÇÃO
M2		LOTACÃO MÁXIMA DE PÚBLICO	SÍMBOLO: RETANGULAR FUNDO VERDE PICTOGRAMA: FOTOLUMINISCENTE	NAS ENTRADAS PRINCIPAIS DOS REINTOS DE REUNIÃO DE PÚBLICO
M7		MANUTENÇÃO DE PORTA ABERTA E DISOBSTRUÍDA	SÍMBOLO: RETANGULAR FUNDO VERDE PICTOGRAMA: FOTOLUMINISCENTE	ROTA DE FUGA ESPECÍFICA PARA ORGANIZAR O FLUXO DE PESSOAS


TABELA IV - RELAÇÃO DE MATERIAIS			
ITEM	DESCRIÇÃO	QUANTIDADE	UNIDADE
02	PLACA DE SINALIZAÇÃO "S1" 316 X 158 mm (L X H)	03	UNIDADE
12	PLACA DE SINALIZAÇÃO "S12" 316 X 158 mm (L X H)	12	UNIDADE
02	PLACA DE SINALIZAÇÃO "E5" 134 mm (L)	05	UNIDADE
01	PLACA DE SINALIZAÇÃO "M1" 316 X 632 mm (L X H)	01	UNIDADE
01	PLACA DE SINALIZAÇÃO "M2" 316 X 158 mm (L X H)	02	UNIDADE
02	PLACA DE SINALIZAÇÃO "M7" 316 X 158 mm (L X H)	07	UNIDADE
02	PÓ QUÍMICO "ABC" 04 KG CARGA EXTINTORA 02A-ZBCB	01	UNIDADE
02	SUORTE FIXO PARA PISO	06	UNIDADE
05	LUMINÁRIA DE EMERGÊNCIA TIPO SIMPLES COM 30 LEDS - BIVOLT	01	UNIDADE

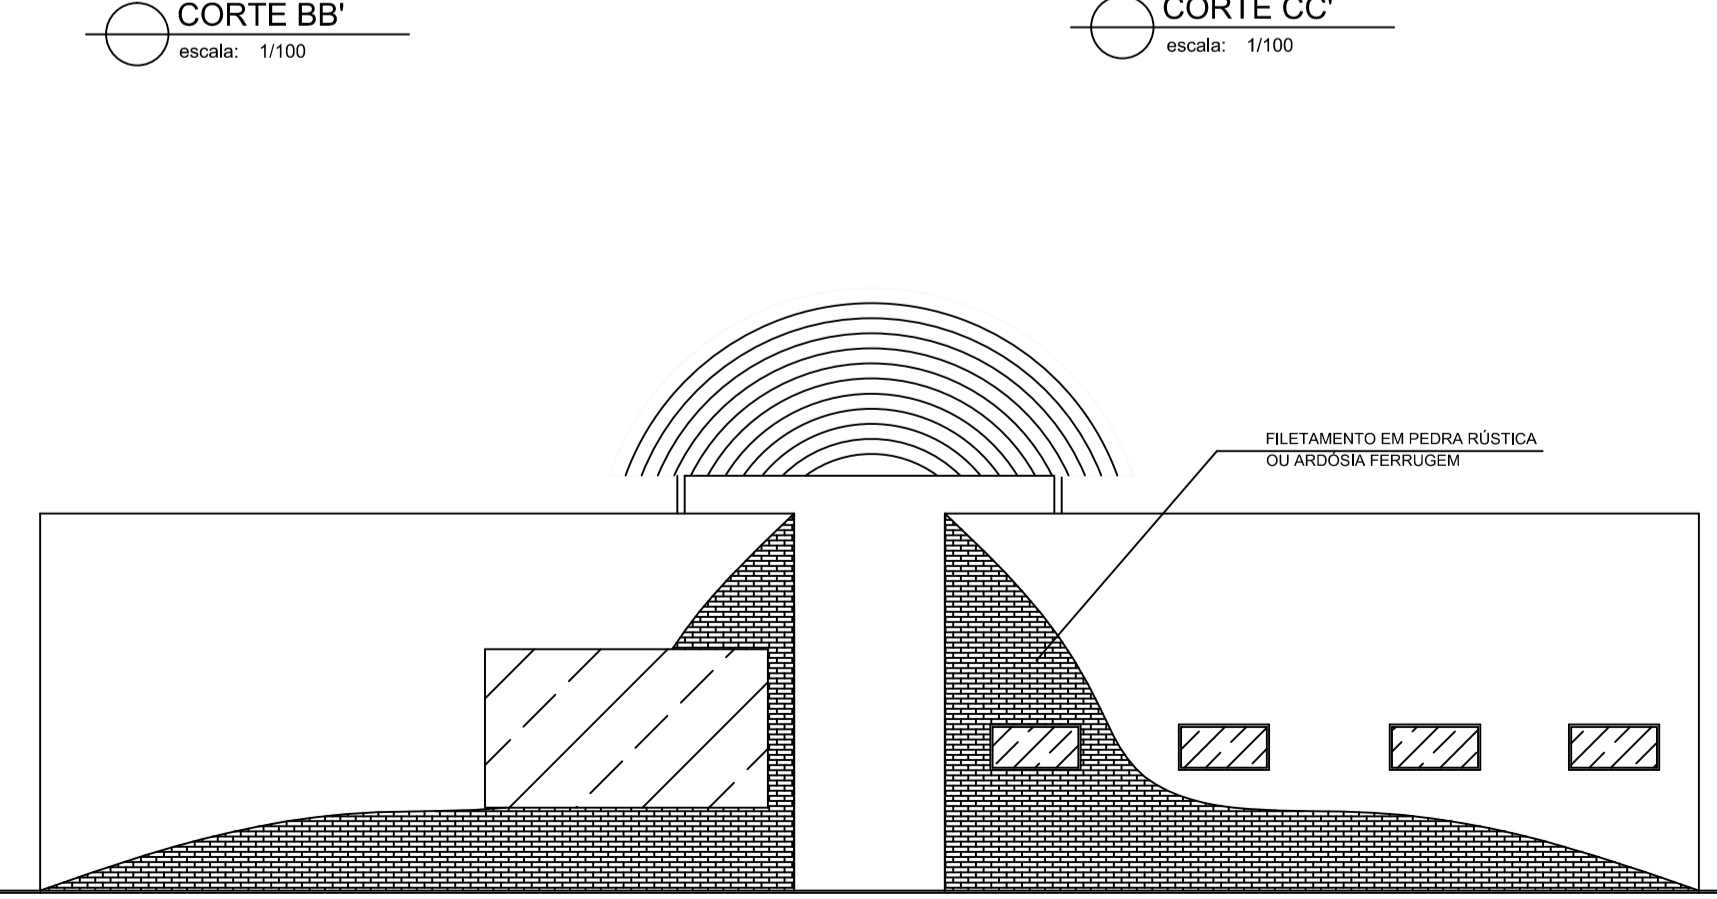

FACHADA POSTERIOR escala: 1/100

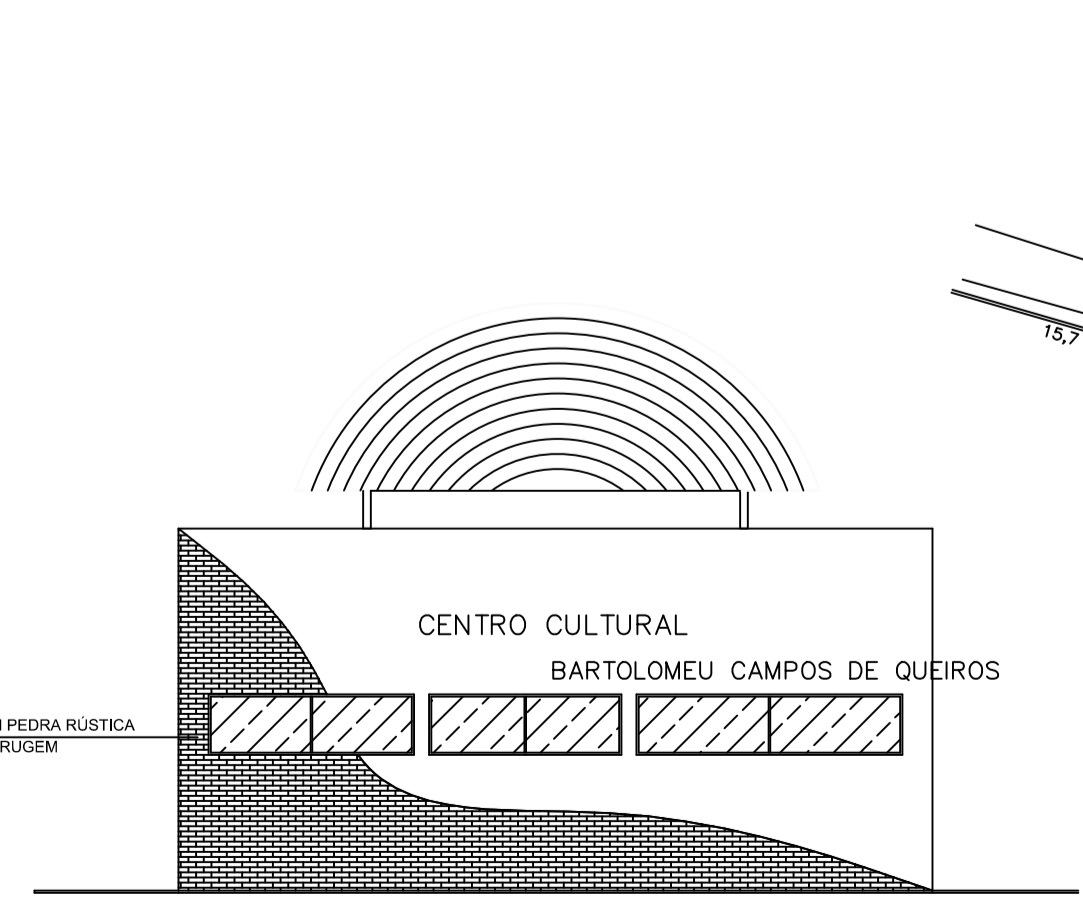

FACHADA LATERAL ESQUERDA escala: 1/100

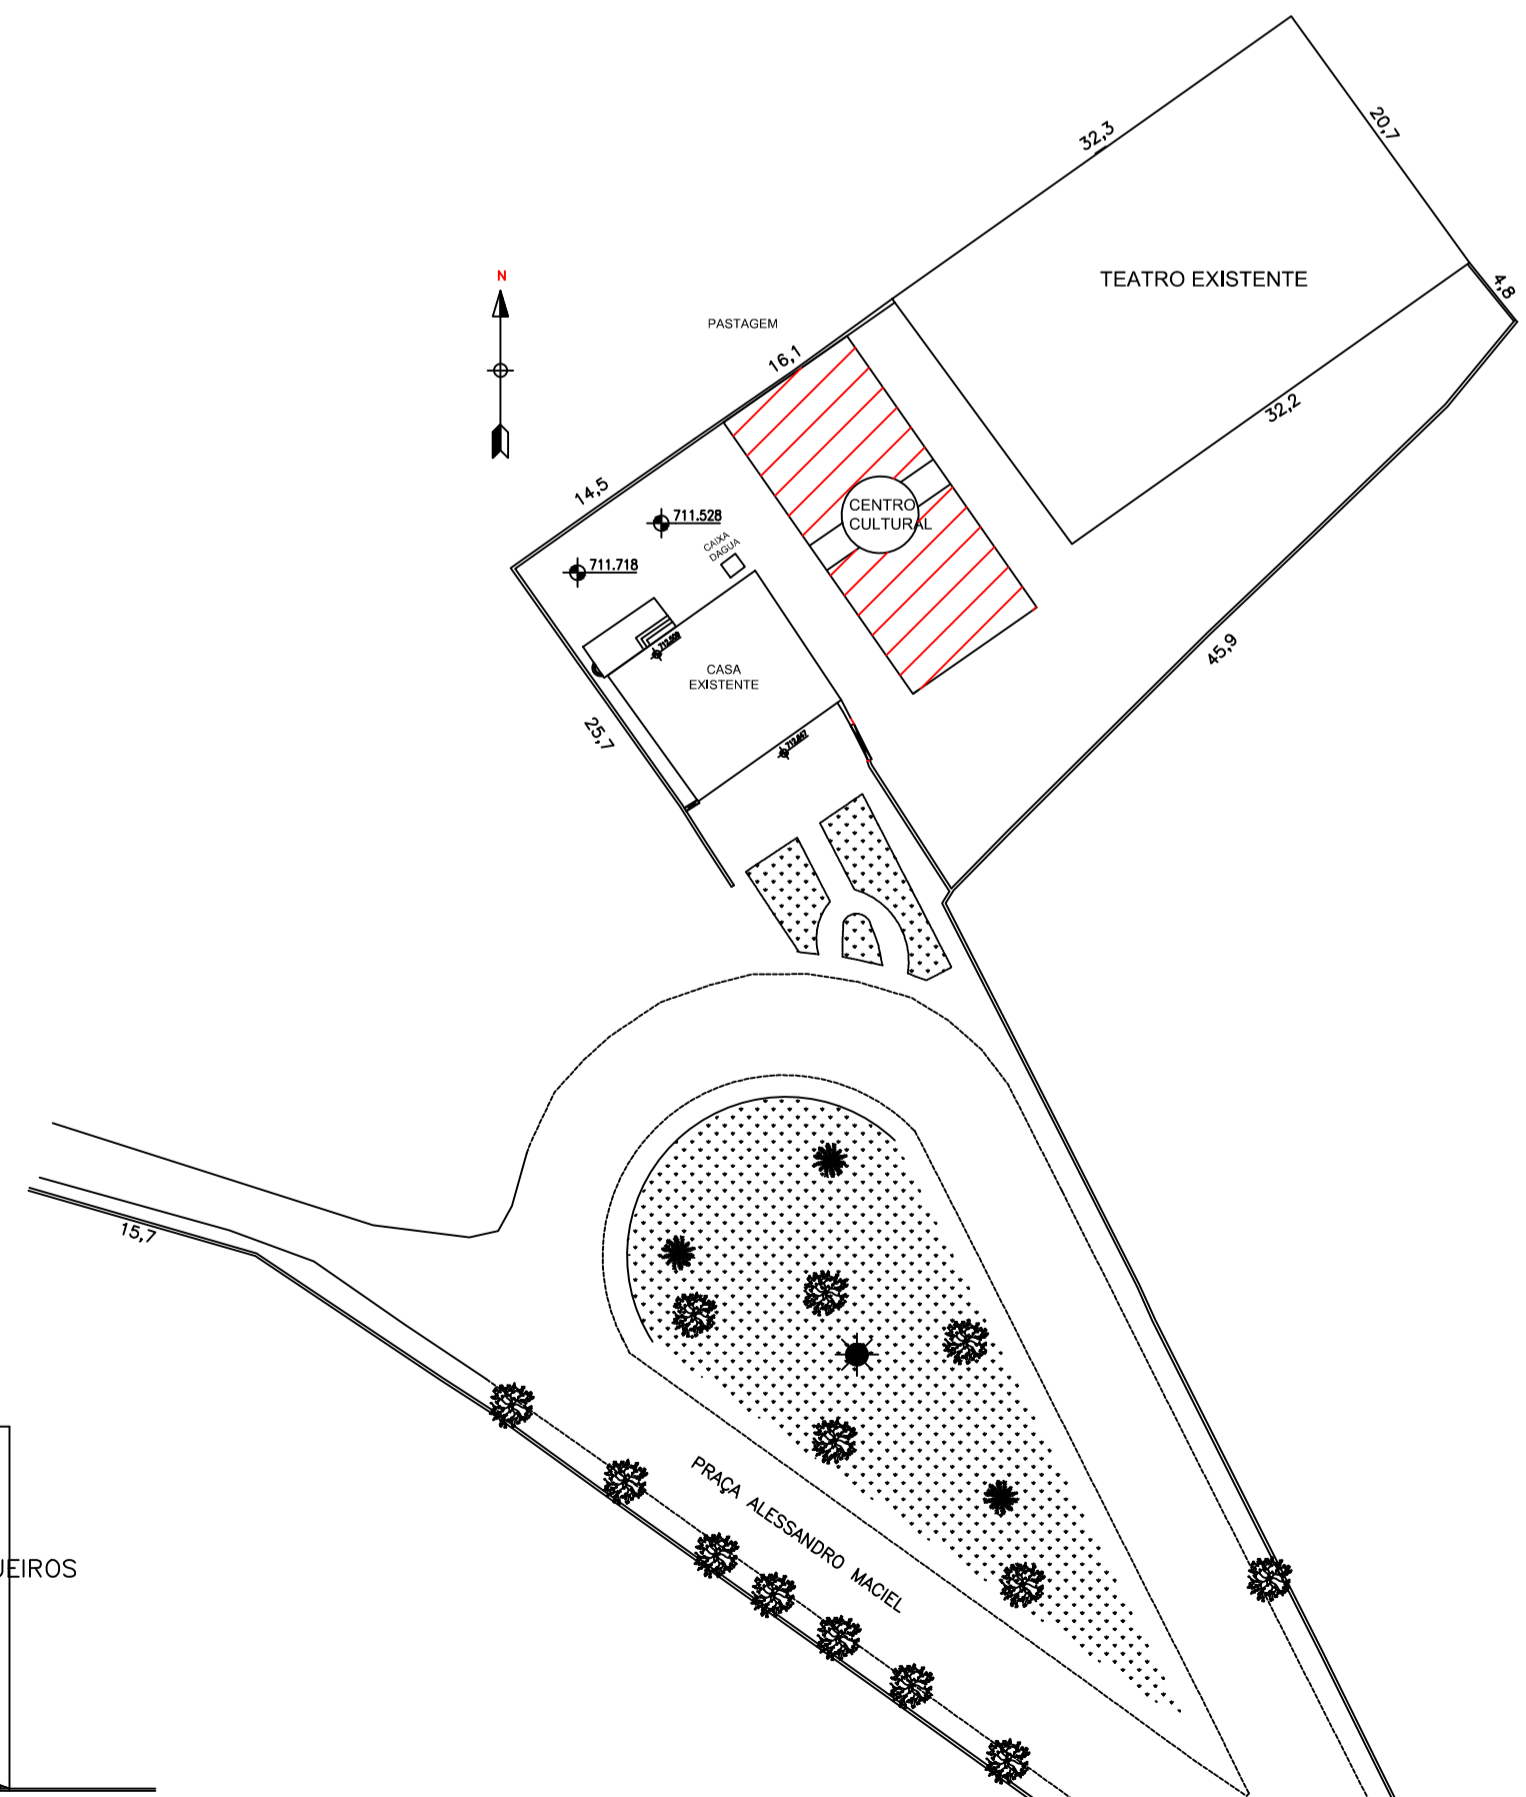

SITUAÇÃO escala: 1/500

- Medidas cotadas em centímetros
PREFEITURA MUNICIPAL DE PAPAGAIOS
 CNPJ: 18.313.866/0001-18

3	
2	
1	
Nº	Data
	Revisão

Resp. Uso: **PREFEITURA MUNICIPAL DE PAPAGAIOS**
 Projeto: **PROJETO TÉCNICO DE SEGURANÇA CONTRA INCÊNDIO E PÂNICO**
 Ref.: **PLANTA BAIXA, CORTES, SITUAÇÃO, QUADROS E DETALHES** Folha: **01/01**
 End: Praça Alexandre Maciel, 86 - B. Santo Antônio
 Papagaios - MG
 Autor: **Marlon Batista da Costa**
 Eng. Civil - CREA MG 50.744/D
 Data: **MAIO/2017** Escala: **INDICADA**

FERREIRA COSTA
 Engenharia e Consultoria Ltda
 ferreiracostaengenharia@yahoo.com.br

DADOS DO PROJETO	DIVISÃO	F-1
	OCCUPAÇÃO	LOCAL DE REUNIÃO DE PÚBLICO
	DESCRIÇÃO	MUSEUS
	EXEMPLO	CENTRO CULTURAL
	ÁREA DO TERRENO	220,00 m²
	ÁREA CONSTRUIDA	220,00 m²