




LEGENDA			
	CAIXA DE INSPEÇÃO ESGOTO SIMPLES 80 x 90 cm		CAIXA DE GORDURA
	CAIXA DE ESGOTO		CAIXA SIFONADA
	BUCHA DE REDUÇÃO LONGA		RAMOS DE VENTILAÇÃO
	RAIO SIFONADO		REDUÇÃO EXCÊNTRICA
	RAIO SÉCO		REDUÇÃO EXCÊNTRICA - SUPERIOR
	RAIO LINEAR 50CM		TE 45
	JOELHO 45		TE 90
	JOELHO 90		TE 90 COM REDUÇÃO
	JOELHO 90 - COLUNA		JUNÇÃO SIMPLES

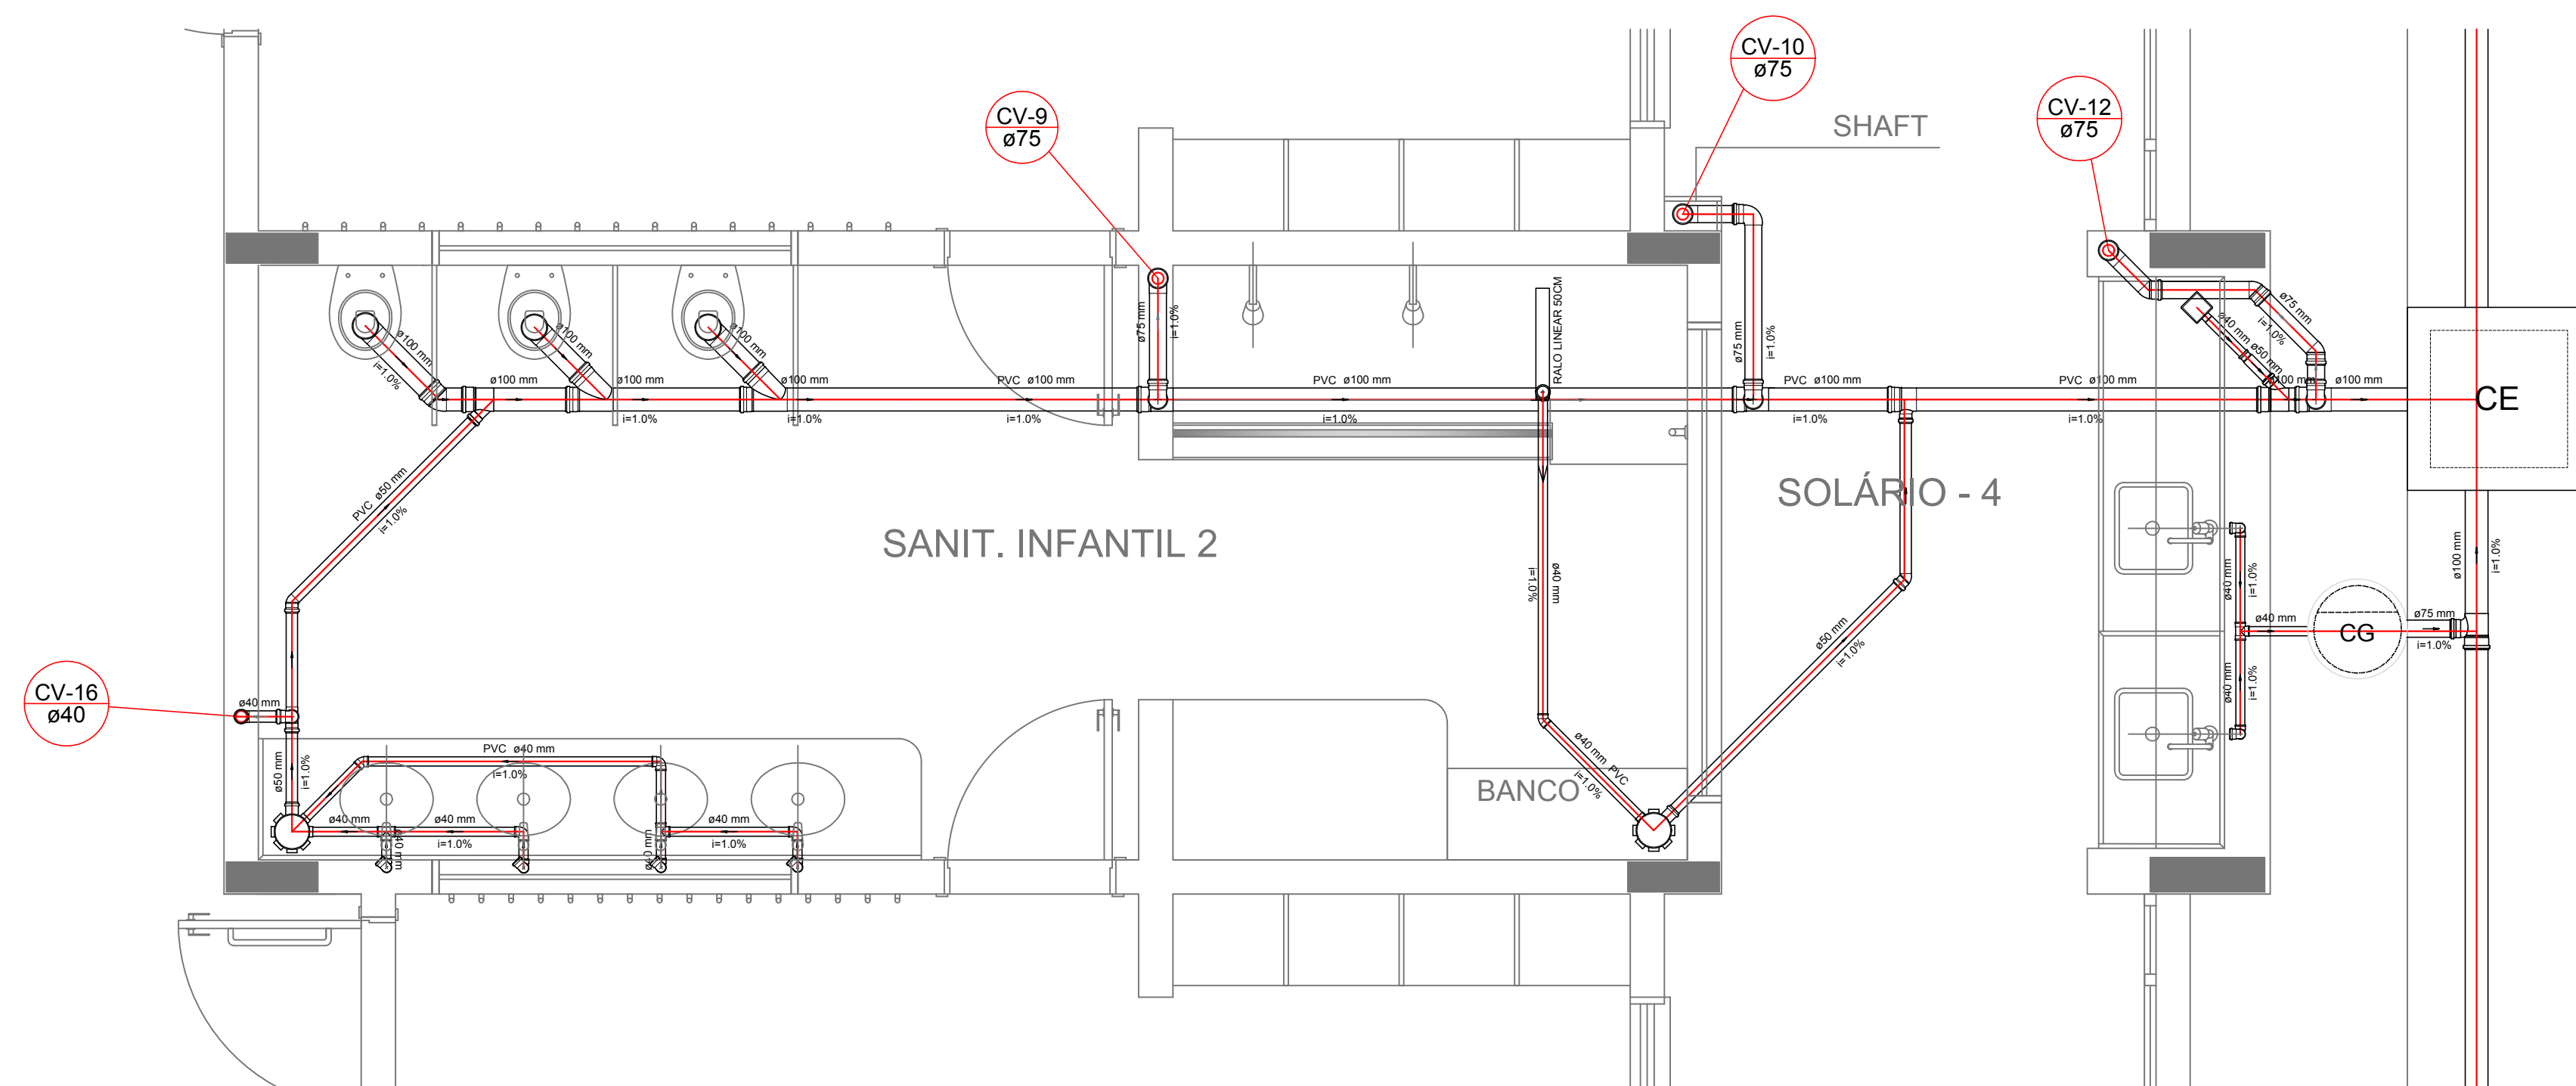


Detalhe S9
escala 1:25

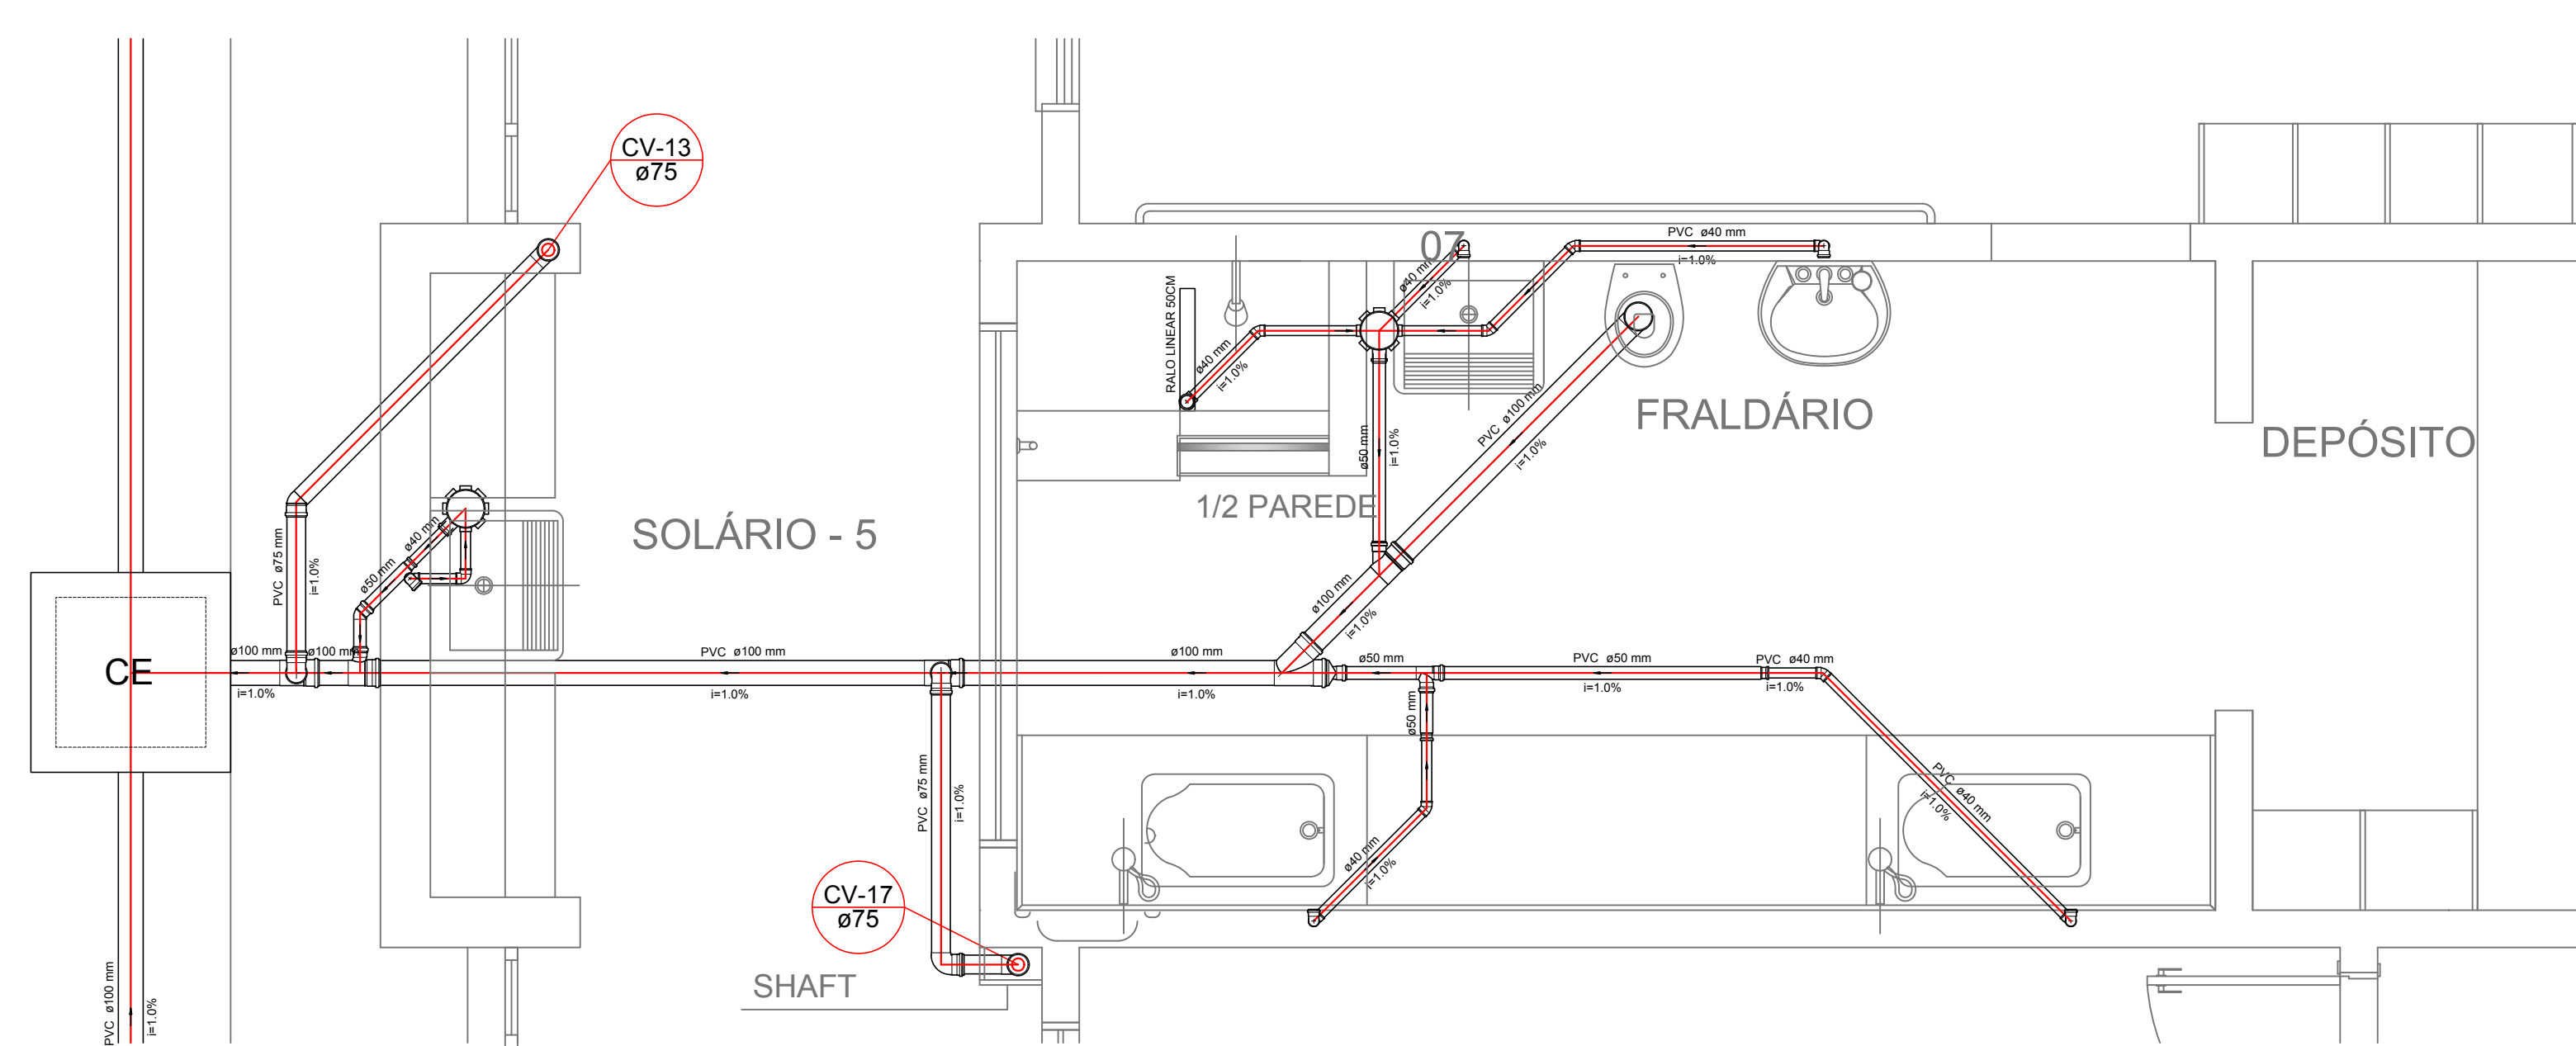

Detalhe S10
escala 1:25

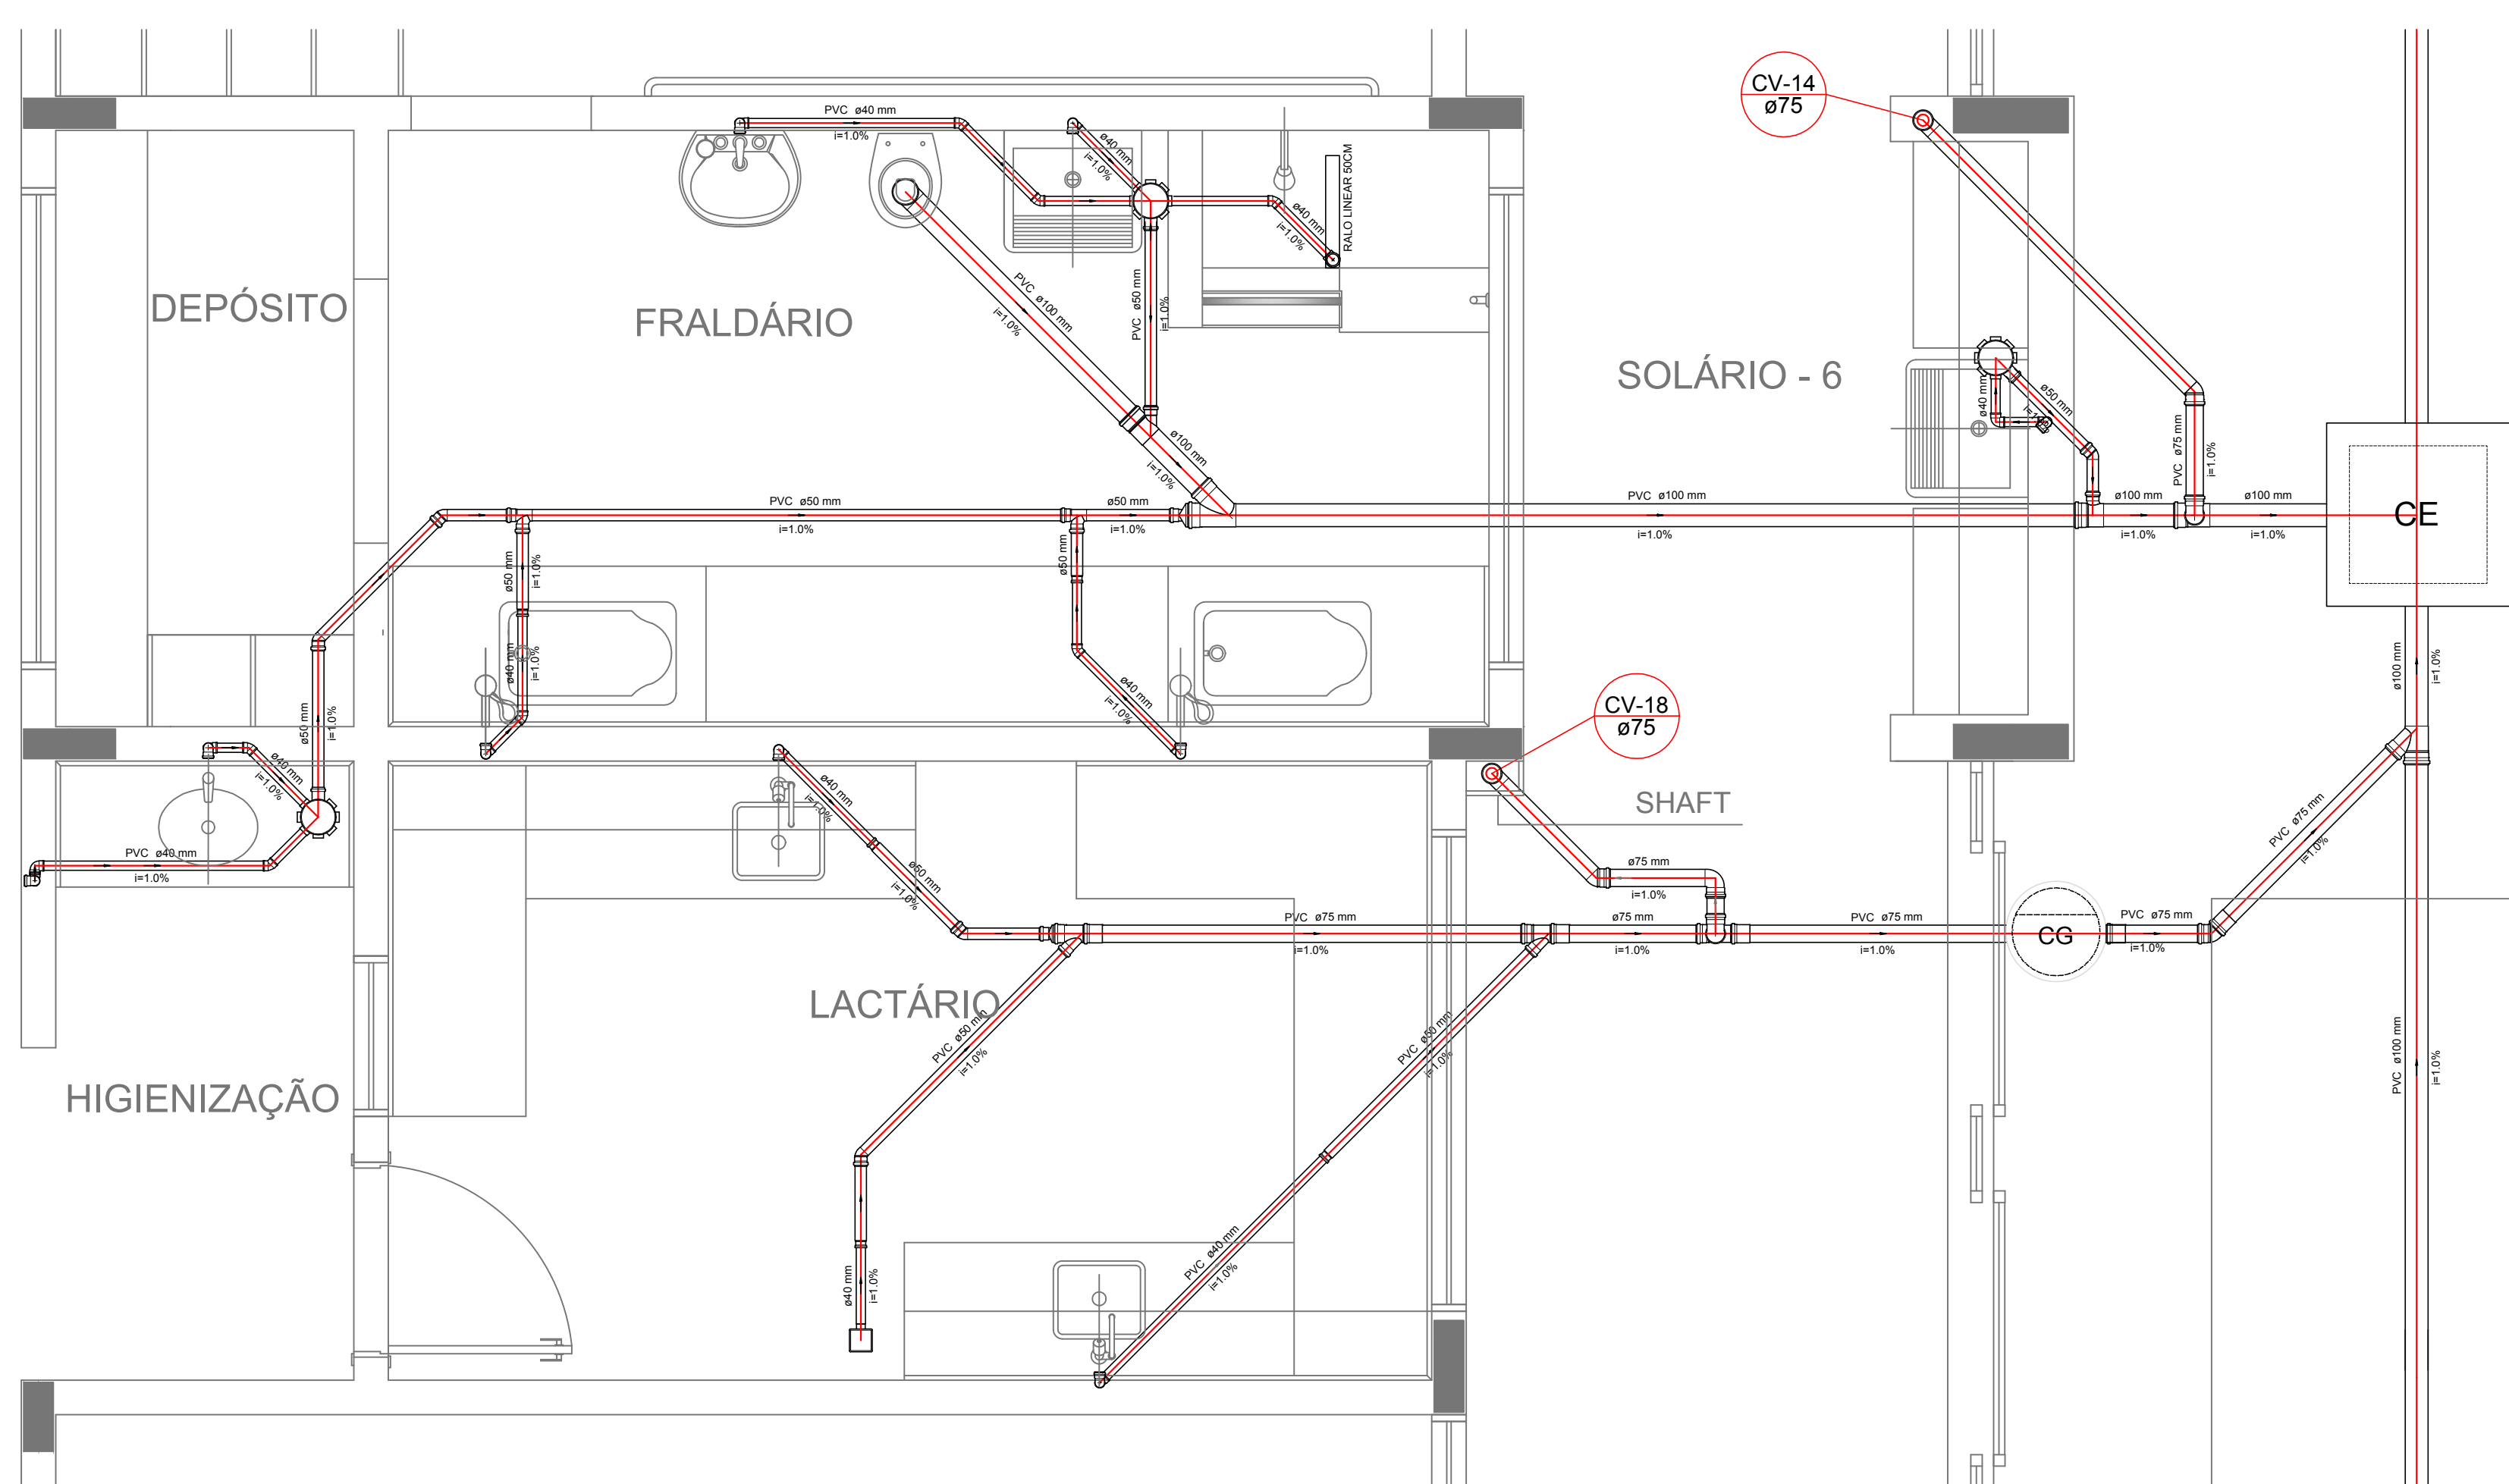

Detalhe S11
escala 1:25

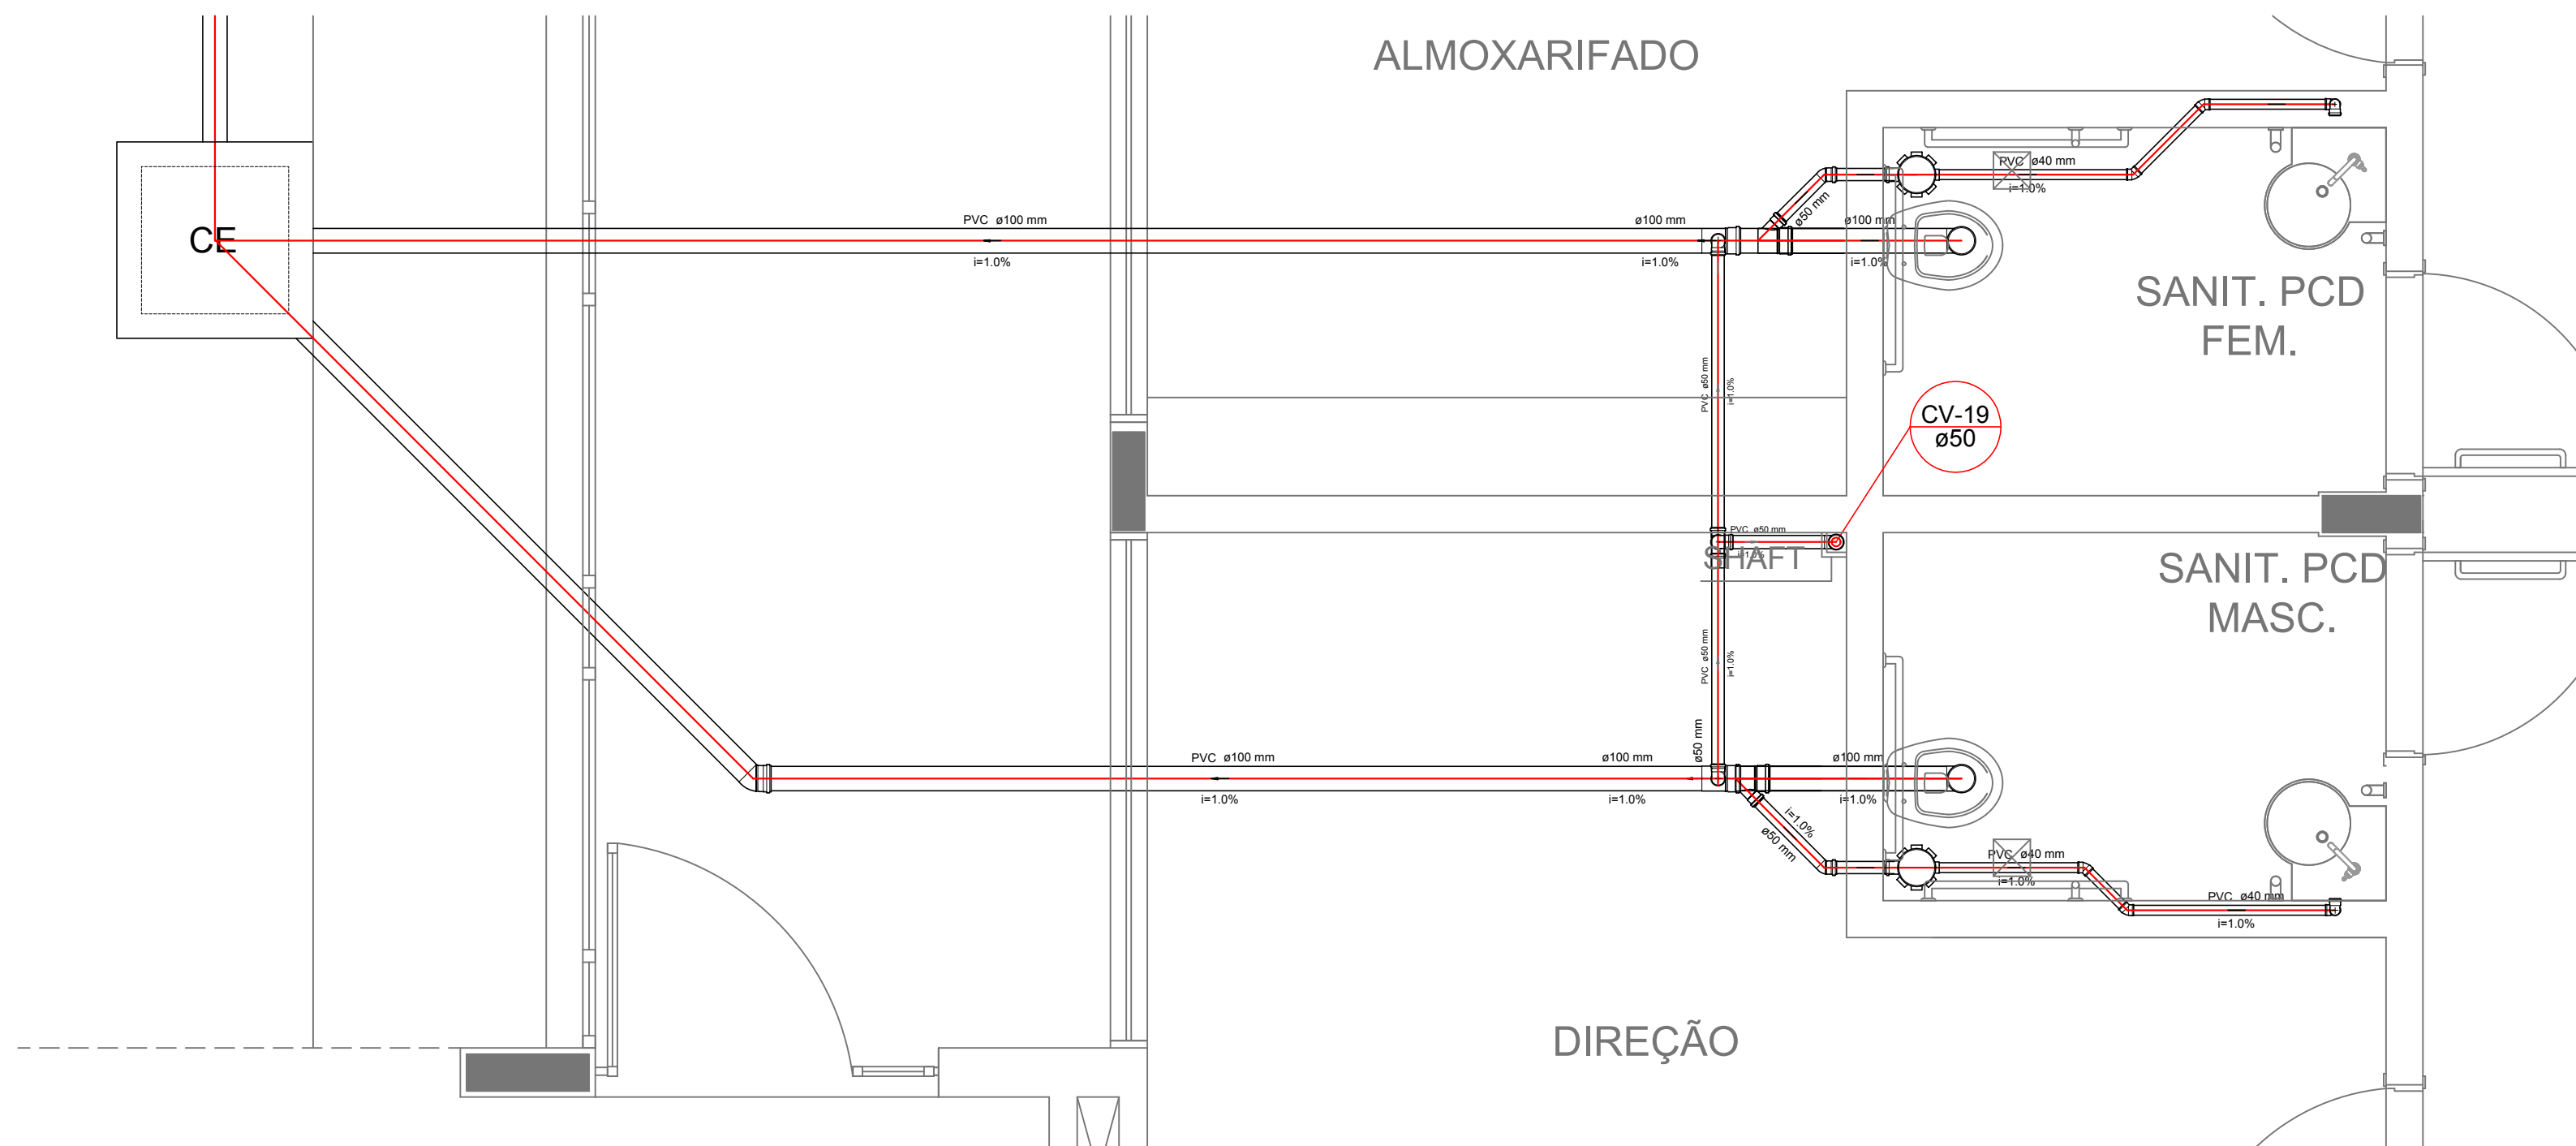

Detalhe S12
escala 1:25

NOTAS

- OS PRODUTOS DEVEM SER ADAPTADOS TECNICAMENTE CONFORME AS NECESSIDADES MUNDIAIS;
- PARA COLTA DEBEM SER OBSERVADAS AS NECESSIDADES MUNDIAIS;
- CASO SEJA NECESSÁRIA A ELABORAÇÃO DE PROJETO DE FORMA E BURELADO, ESTE FOMÁ A CARGO DO ENTE FEDERADO;
- O ENTE FEDERADO DEVERÁ REALIZAR AS ALTERAÇÕES NECESSÁRIAS À APROVAÇÃO E, APÓS ESTA, INCLUIR NO SISTEMA - SIMEC - NOVO PROJETO E NOVA ART DO ENGENHEIRO RESPONSÁVEL PELAS ARGUMENTAÇÕES;
- EXECUTAR ESTE PROJETO JUNTAMENTE COM O PROJETO DE ESTRUTURAL;
- ANTES DA CONCRETAGEM PREVER PASSAGEM PARA TUBULAÇÕES DENTRO DOS LIMITES ESTABELECIDOS PELA NBR 6118:2014;

REFERÊNCIAS

- MEMORIAL DESCRITIVO E ESPECIFICAÇÕES TÉCNICAS

Nº	DATA	DESCRIÇÃO
02	JANIEIRO 2017	Atendimento à NBR 9050/2015; Alteração: quarto de áreas, fechamento frontal, sanitários infantis 1 e 2, altura da plataforma, mobiliário e equipamento, altura de candelária nos sanitários, cor dos painéis dos sanitários e altura da porta PMA; Acrecimento: do gradil e quadro de cargas no castelo d'água, de duchas higiênicas e escaninhos pré-escola
01	JULHO 2016	Alteração paredes - shaft para tubulação hidráulica e detalhamento; alteração de altura da plataforma

CONTROLE DE REVISÕES

FNDE Fundação Nacional de Desenvolvimento (F.N.D.E.) E.S.U.C.A.P.O. **Ministério da Educação**

PROJETO PADRÃO - FNDE

PROPRIETÁRIO: _____

ENDEREÇO: _____

MUNICÍPIO - UF: _____

PROPRIETÁRIO: _____

RESP. TÉCNICO: **CREA**

AUTOR DO PROJETO: **CAU**

TIPO: _____

ÁREA: _____


RA: _____

OBSERVAÇÕES: _____


PROGRAMA PROINFÂNCIA - PROJETO TIPO 1
PROJETO DE INSTALAÇÕES

COORDENAÇÃO CGEST - Coordenação Geral de Infraestrutura Educativa	PLANTA DE ESGOTO SANITÁRIO DETALHES CONSTRUTIVOS DETALHES S9 AO S13 E TANQUE SÉPTICO	HEG
REVISÃO R.00 R.01 R.02	ESCALA 1:25 DATA EXECUCÃO JAN/2017	PRIMEIRA 04/07
FORMATO A0 (1189x841)		


1 DETALHES
ESCALA 1:25

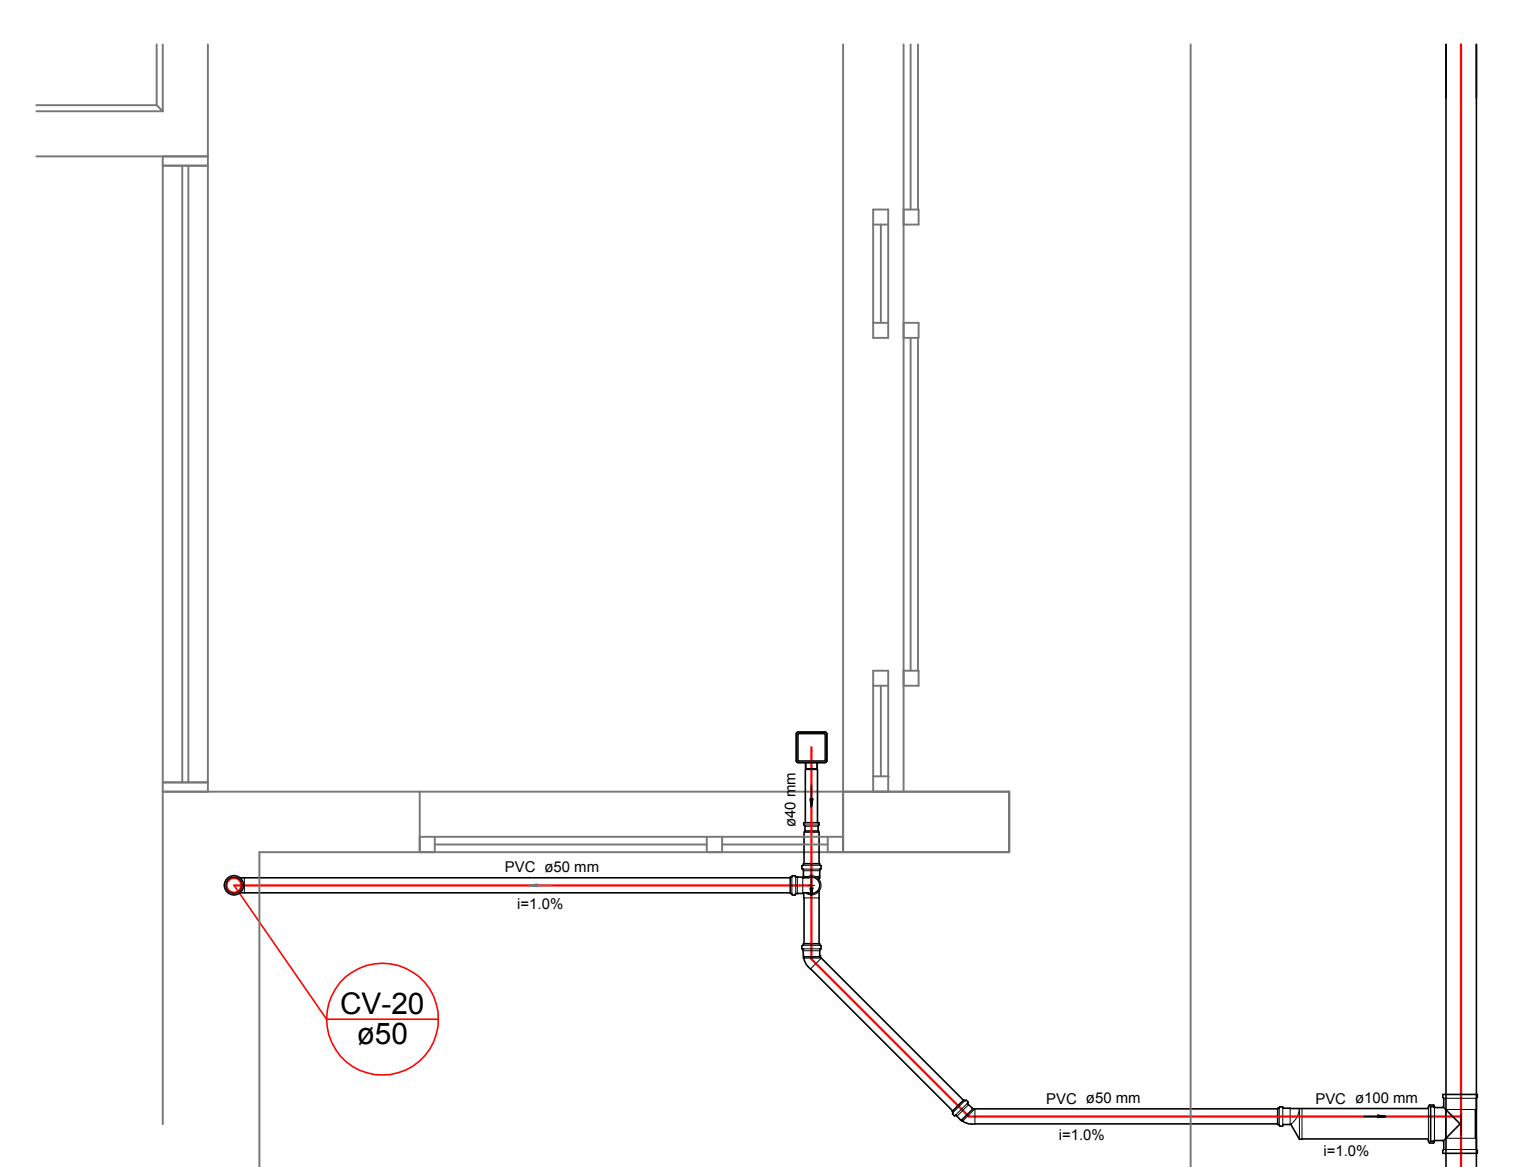

Detalhe S13
escala 1:25

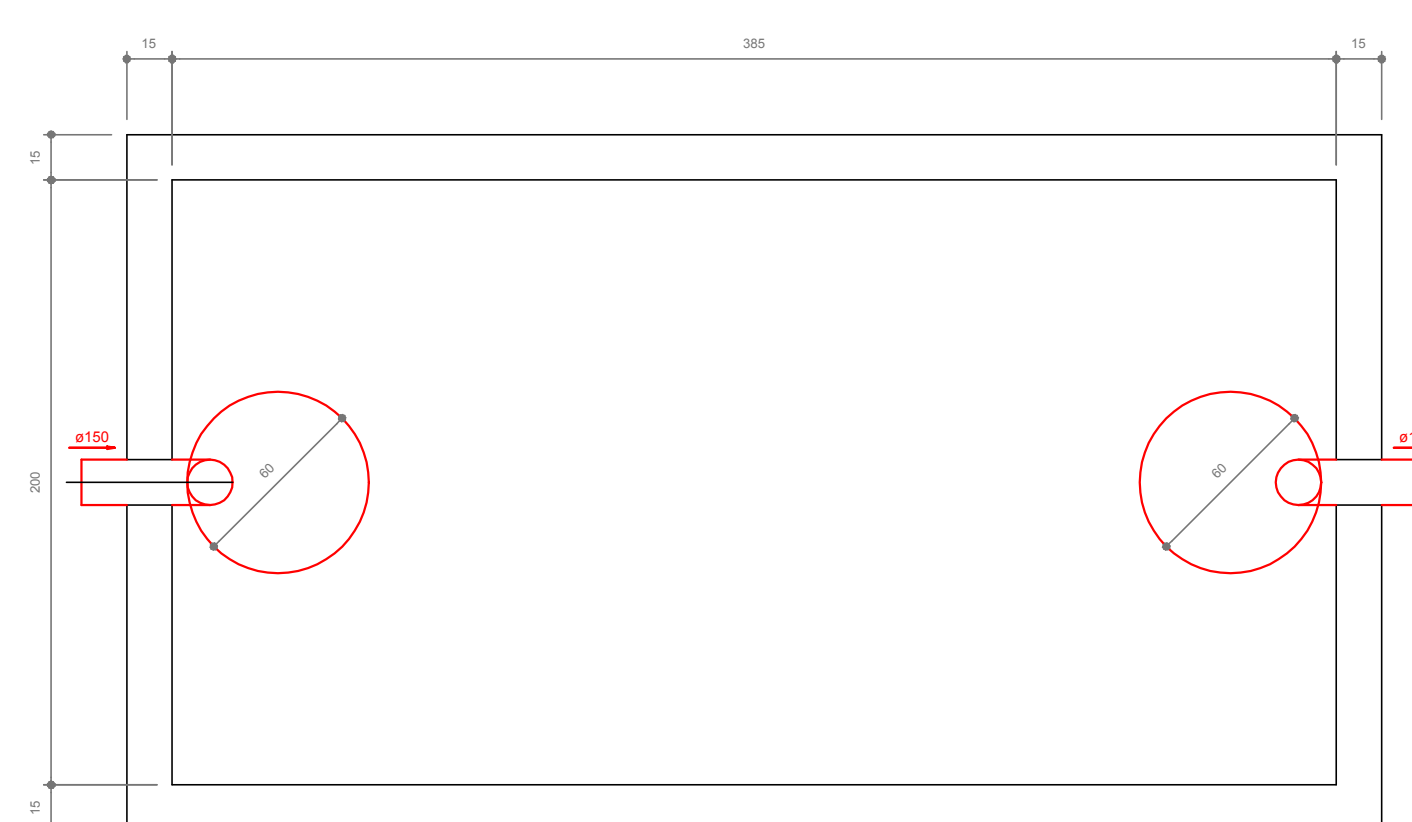

TANQUE SÉPTICO
PLANTA BAIXA - ESC. 1:25

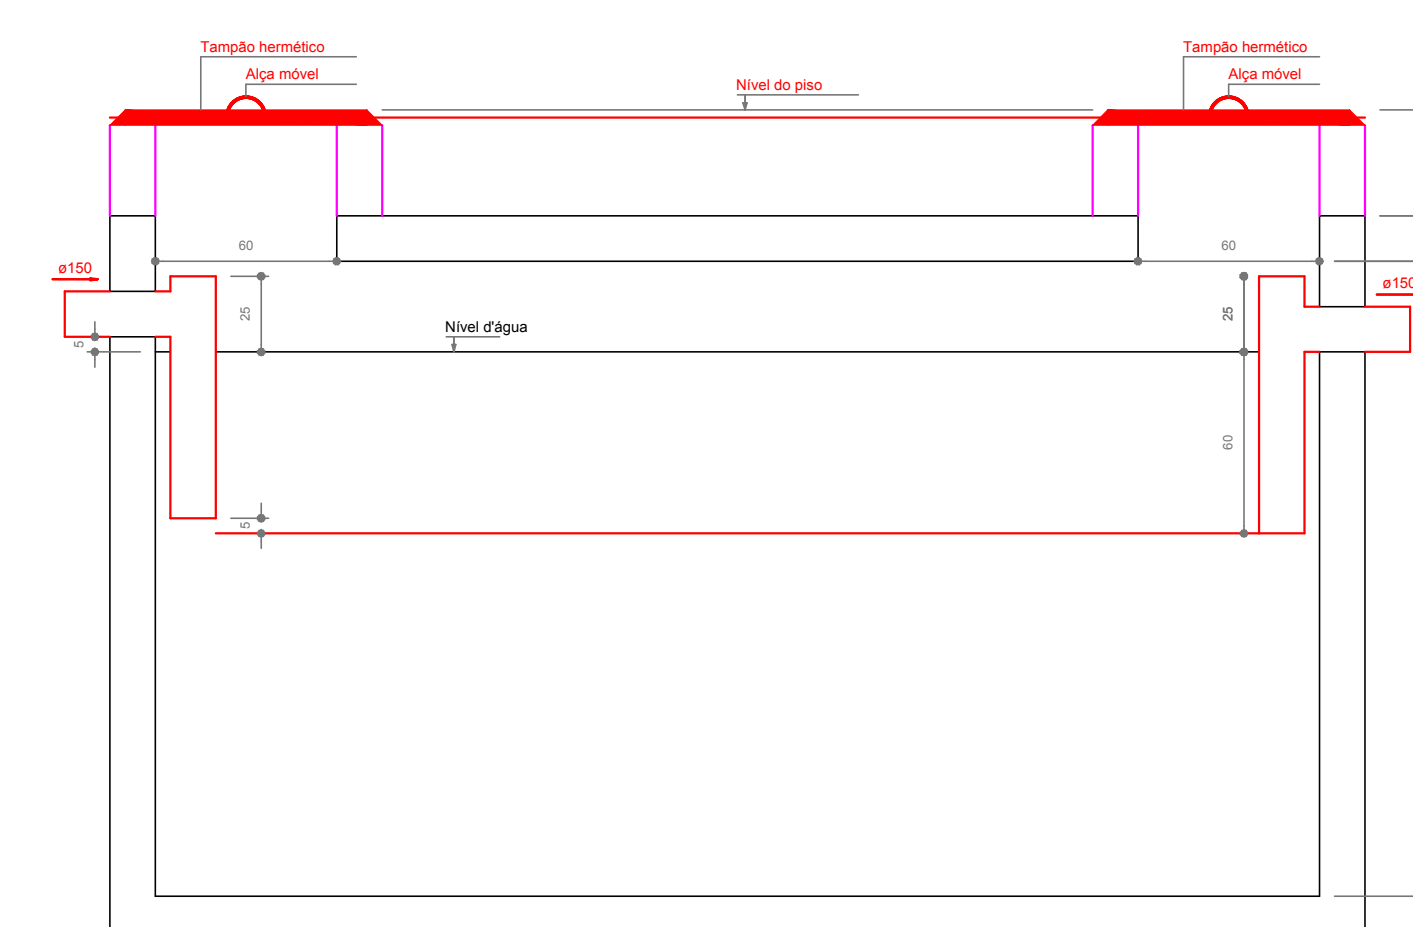

TANQUE SÉPTICO
CORTE - ESC. 1:25