




**1 PLANTA BAIXA INDICAÇÃO DE DETALHES**  
ESCALA 1/100

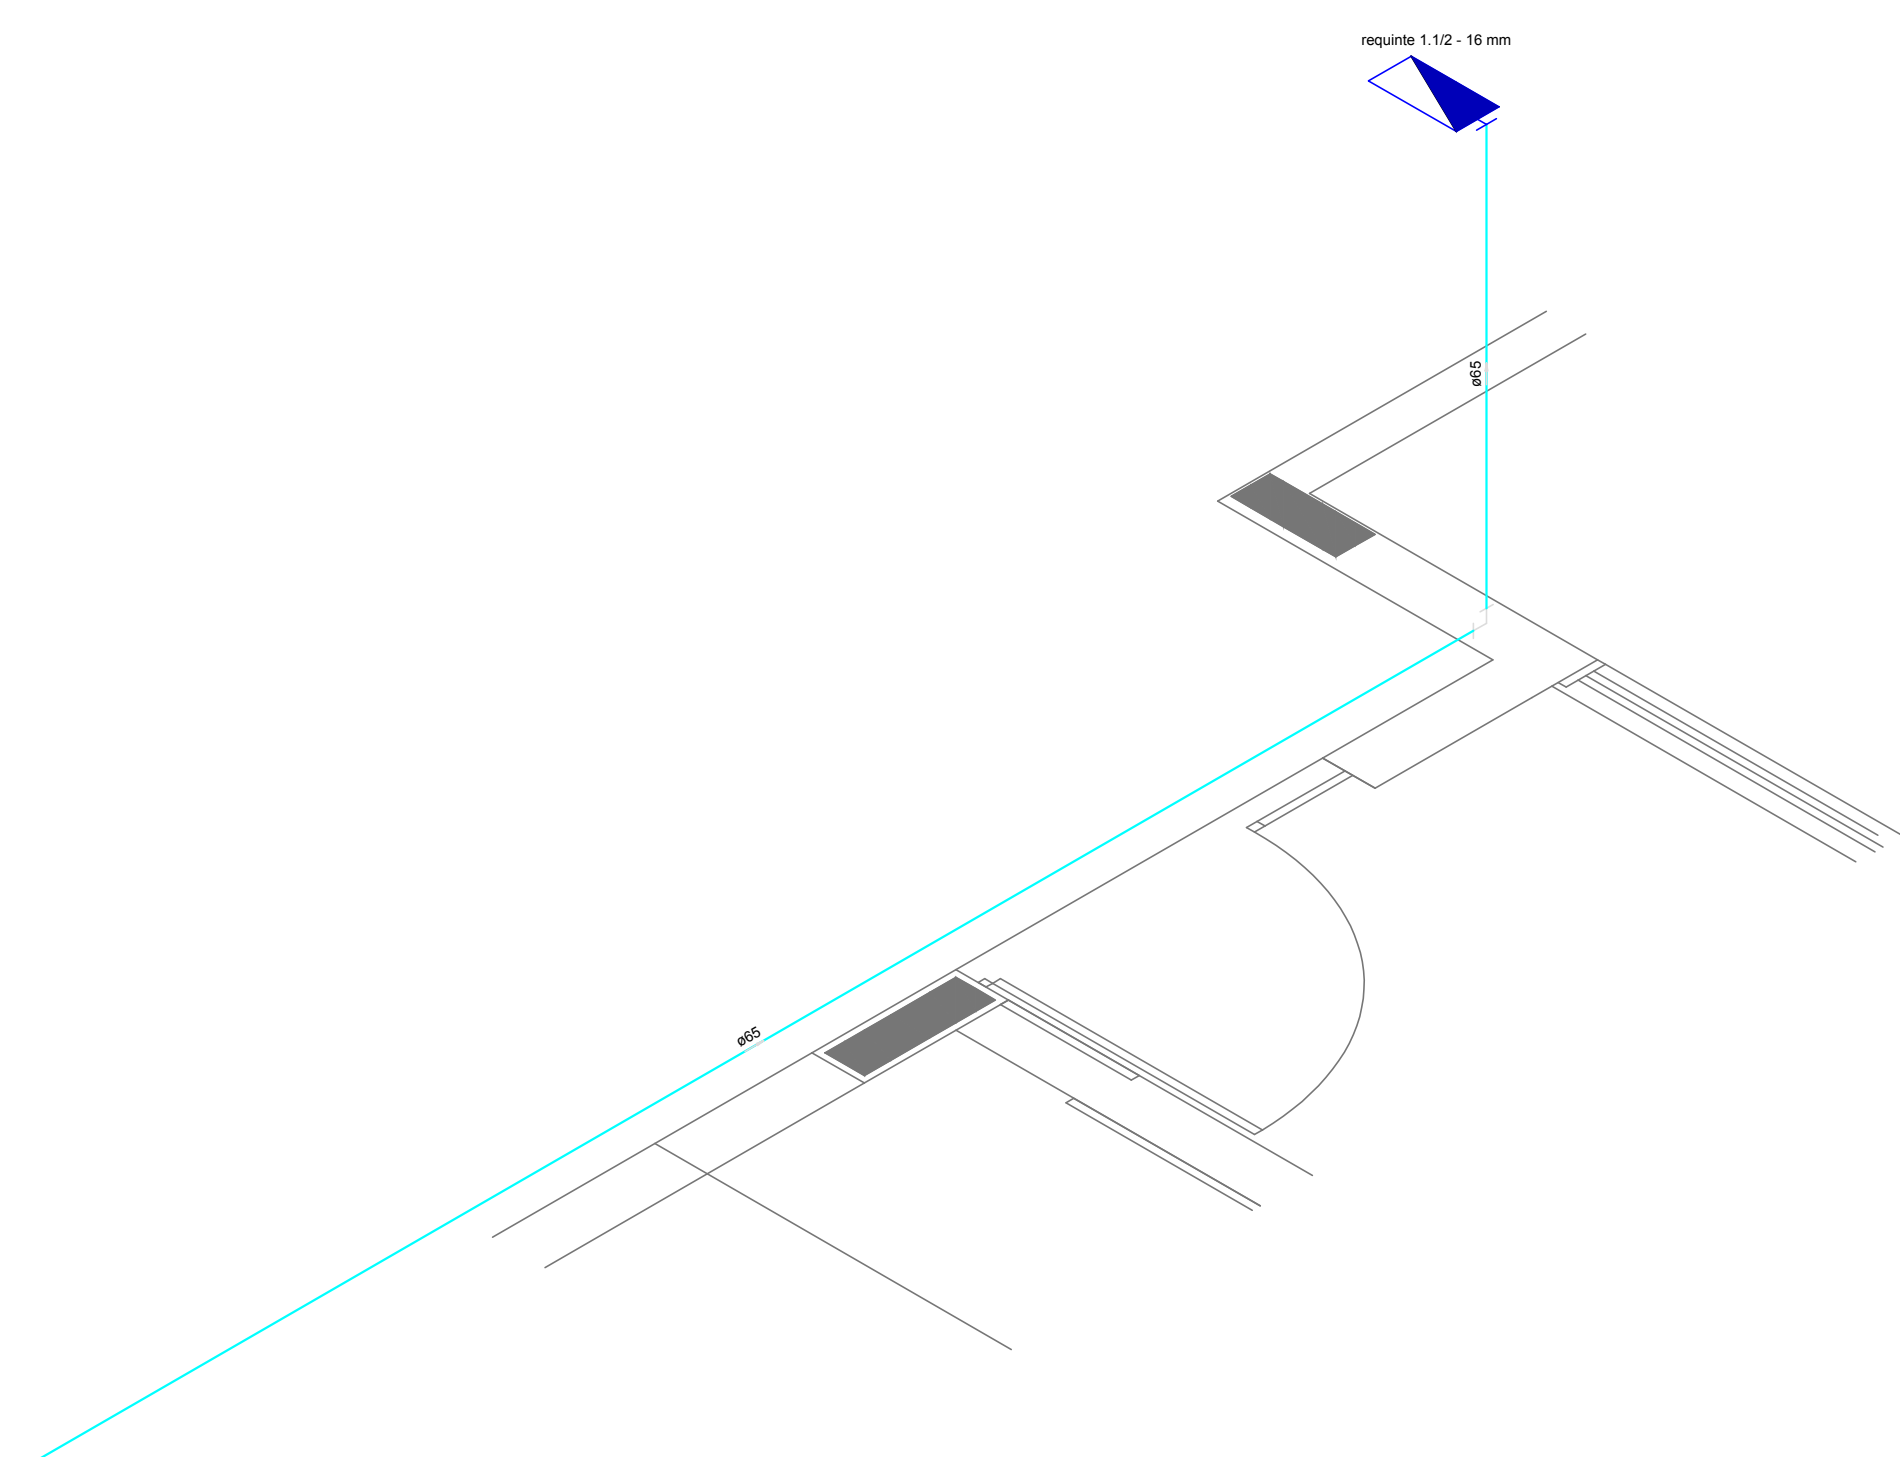

**2 DETALHE H3**  
ESCALA 1/25

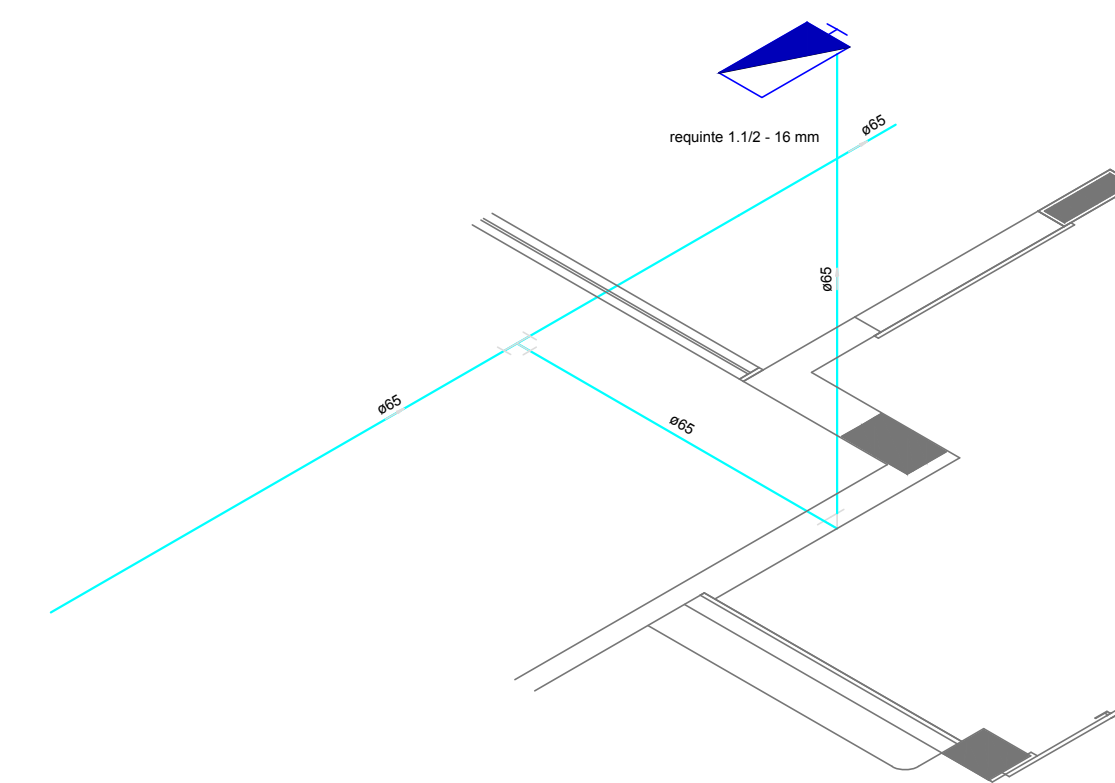


**3 DETALHE H4**  
ESCALA 1/25

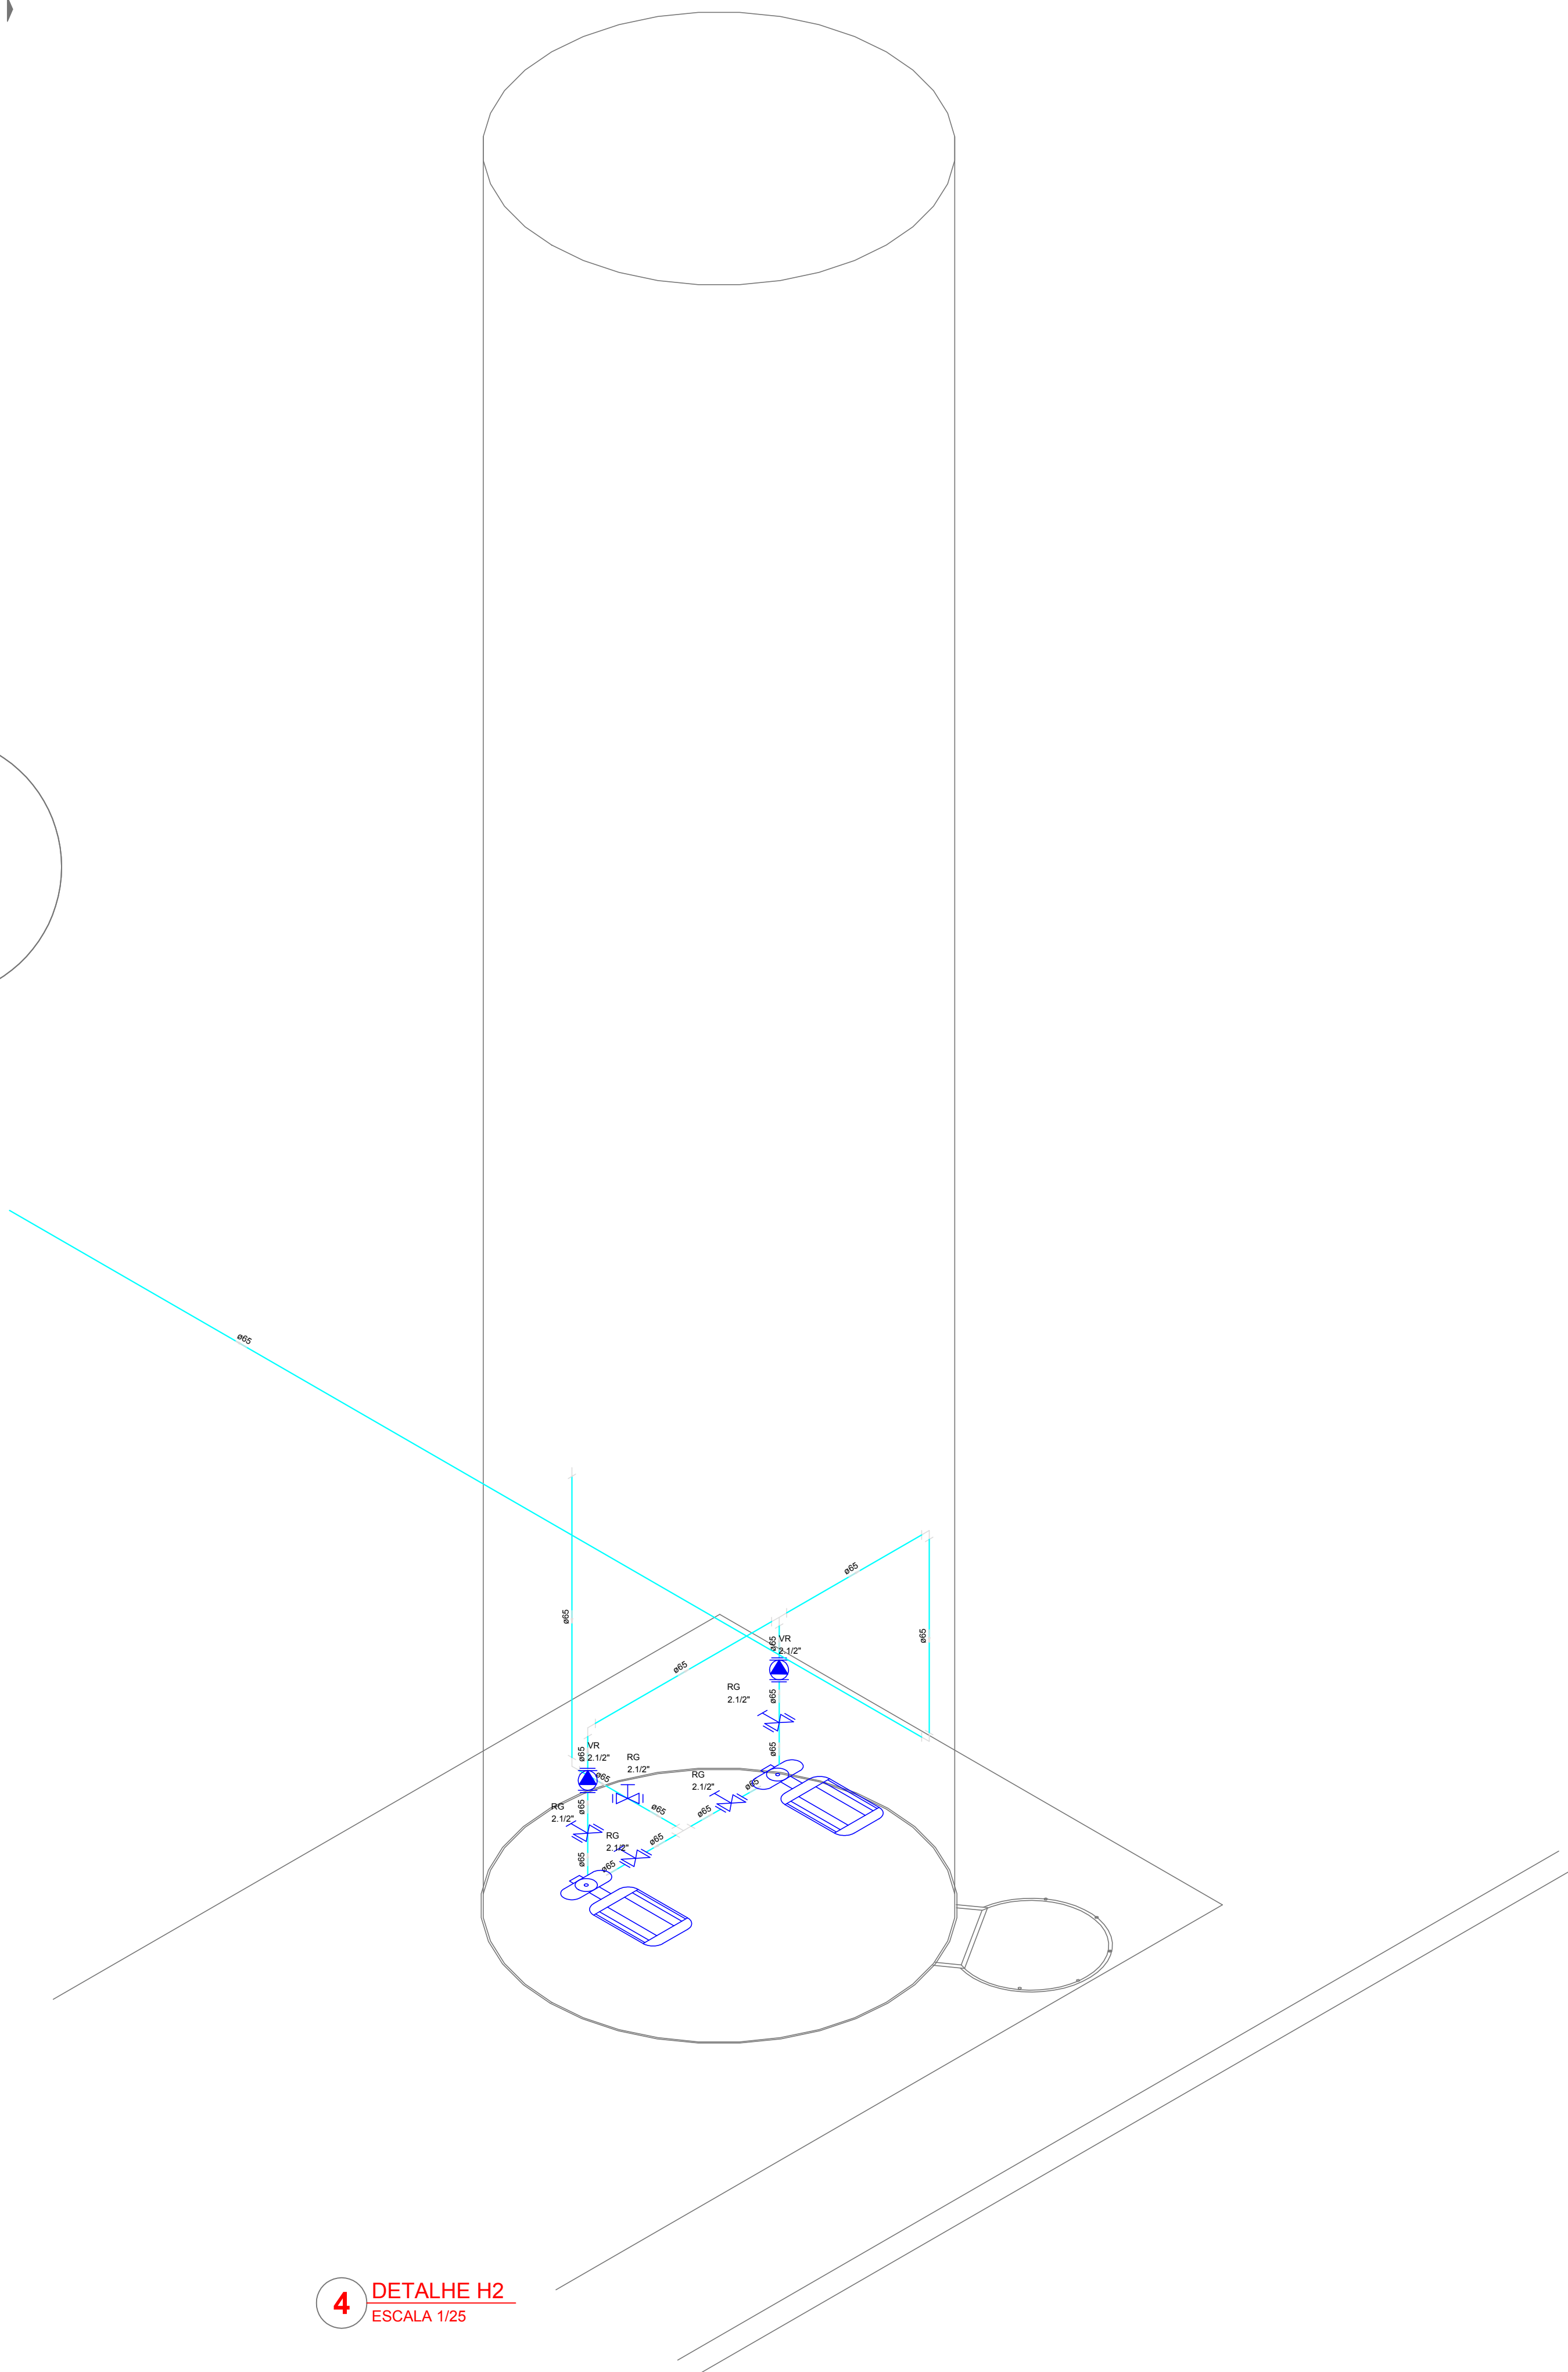

**4 DETALHE H2**  
ESCALA 1/25

LEGENDA	
	HIDRANTE SIMPLES
	HIDRANTE DE PASSOIO
	CENTRAL DE ALARME
	EXTINTOR PORTÁTIL, C/ CARGA DE P.O ABC O CAPACIDADE EXTINTORA 2 A 20 B C 8kg
	EXTINTOR PORTÁTIL, C/ CARGA DE DIÓXIDO DE CARBONO COM CAPACIDADE EXTINTORA 5 B C - 8kg
	PONTO DE ILUMINAÇÃO DE EMERGÊNCIA DE ACLARAMENTO - BLOCO AUTÔNOMO DE LED

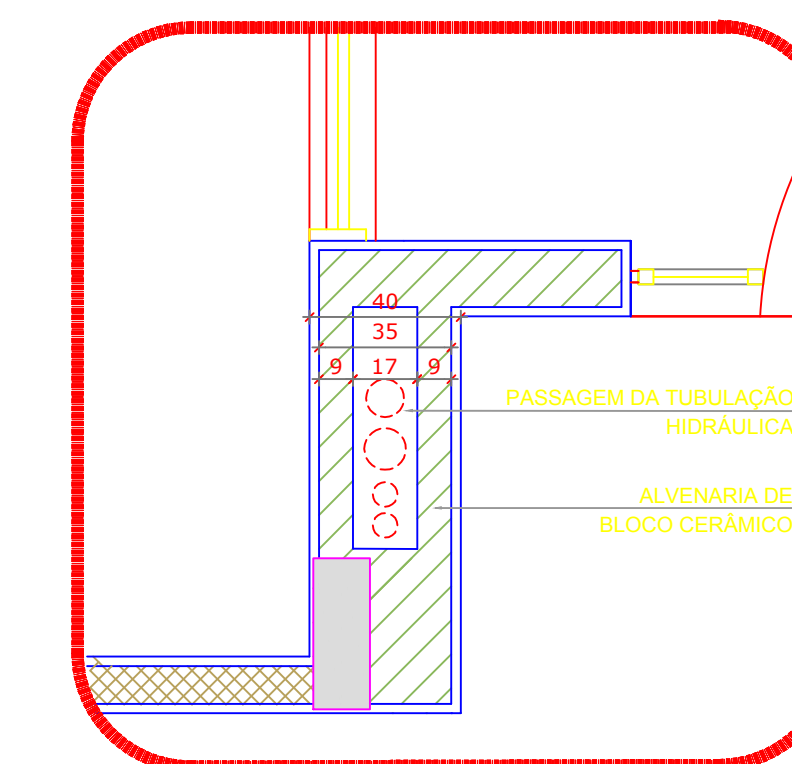

**5 DETALHE - SHAFT HIDRÁULICA**  
ESCALA 1/20

**NOTAS:**  
 OS PROJETOS DEVEM SER ADAPTADOS TECNICAMENTE CONFORME AS EXIGÊNCIAS DO CORPO DE BOMBEIROS ESTADUAL. O LITE FEDERAL DEVERÁ REALIZAR AS AVALIAÇÕES NECESSÁRIAS À APROVAÇÃO E, APÓS ESTA, INCLUIR NO SISTEMA - SINIC - NOVO PROJETO E NOVA ANÁLISE ENGENHEIRO RESPONSÁVEL PELAS AVALIAÇÕES. EXECUTAR ESTE PROJETO JUNTAMENTE COM O PROJETO ESTRUTURAL. ANTES DA CONCRETAGEM PRECISAR PASSAR PARA AS TUBULAÇÕES DENTRO DOS LIMITES ESTABELECIDOS PELA NBR 915:2014. A TUBULAÇÃO DEVERÁ SER EM FERRO MALEÁVEL CLASSE 10. CASO HAJA ALTERAÇÃO NO POSICIONAMENTO OU QUANTITATIVO DOS EXTINTORES DEVERÁ SER REALIZADA A TERAÇÃO DO PROJETO, DE ACORDO COM AS NOTAS ACESSÍVEIS.

**REFERÊNCIAS:**  
 MEMORIAL DESCRITIVO E ESPECIFICAÇÕES TÉCNICAS

Nº	DATA	DESCRIÇÃO
02	JANEIRO/2017	Atendimento à NBR 9050/2016; Alteração: quadro de áreas, fechamento frontal, sanitários infantis 1 e 2, altura da pia/banheira, mobiliário e equipamento, altura da cerâmica nos sanitários, cor dos porfões dos sanitários e altura da porta PMA; Acréscimo: do gradil e quadro de cargas no castelo d'água, de duchas higiênicas e escantrinhos pré-escada.
01	JULHO/2016	Alteração paredes - shaft para tubulação hidráulica e detalhamento; alteração da altura da pia/banheira.

**CONTROLE DE REVISÕES**

<b>FNDE</b> Fundo Nacional de Desenvolvimento da Educação	<b>Ministério da Educação</b>
<b>PROJETO PADRÃO - FNDE</b>	
PROPRIETÁRIO:	
ENDEREÇO:	
MUNICÍPIO - UF:	
PROPRIETÁRIO:	
RESP. TÉCNICO:	CREA
AUTOR DO PROJETO:	CAU
DLFO:	CREA
	RA
OBSERVAÇÕES:	

PROGRAMA PROINFÂNCIA - PROJETO TIPO 1		
PROJETO DE INSTALAÇÕES		
COORDENAÇÃO COGEST - Coordenação Geral de Infraestrutura Educativa	PLANTA DE COMBATE A INCÊNDIO PLANTA BAIXA, ISOMÉTRICO E DETALHES PLANTA BAIXA DO TÉRREO	<b>HIN</b>
REVISÃO R 00 R 01 R 02	ESCALA INDICADA DATA EMISSÃO JANEIRO/2017	FRANCA <b>02/05</b>
FORMATO A0 (1189x841)		